

우체국 이전 전기공사(광화문)

2015.01

우체국

PROJECT NO.

광업문

NOTE

KOF 전선만을 원형속 전선봉드 설치 후
단단히 고정한다.
EPS내 충전배선용 기호 트레이 사용.

△			
△			
△			
△			
△			
NO.	REVISION	DATE	CHECK
APPROVED BY			

DRAWN BY

CHECKED BY

DATE

2015. 01


SCALE	A3	1/100
	A4	

DRAWING TITLE

7층 동력설비

DRAWING NO.

TYPE	조명 기구	설치장소
A	LED 60W 평판 T8AR TYPE	6000K 공공정보화지원실, 교육실
AT	LED 60W 평판 M-8AR TYPE	6000K 정보화지원실 창고, 전실, 동향조성실
B	LED 20W 다원라이트(6°)	6000K 정보화지원실

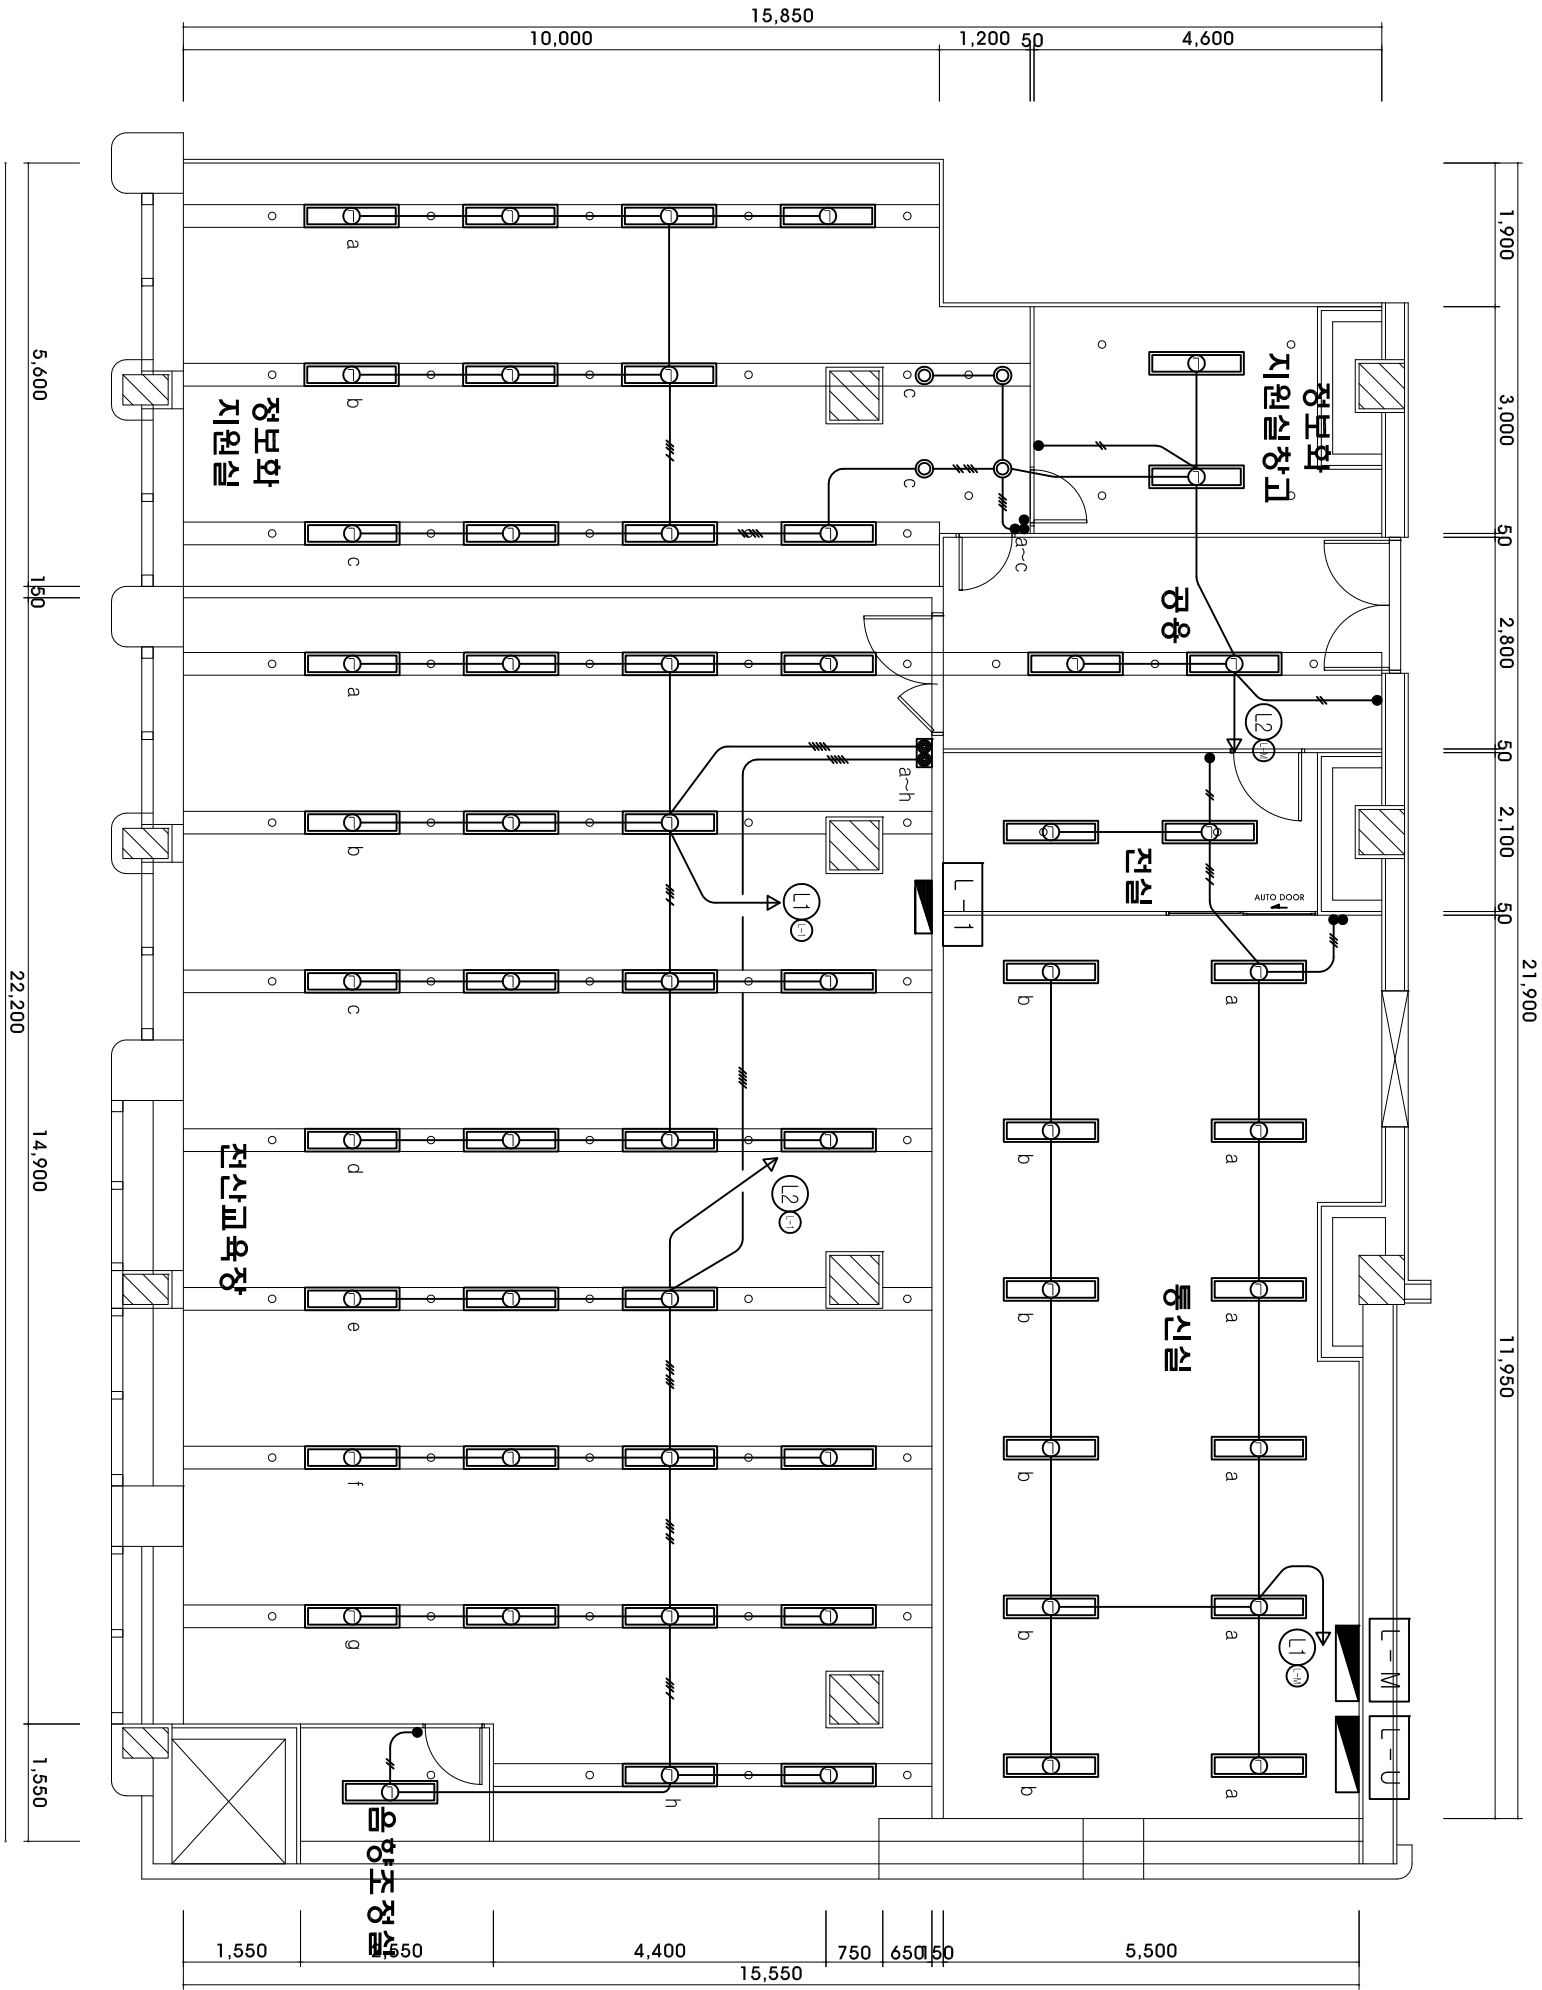

PROJECT

우체국

PROJECT NO.

광업문

NOTE

- 신설 노출 배관 및 배선
- 기존 배관 및 배선
- 전기 배선은 하기와 같다.
- 배관 배선은 HI-PC010H.
- HFIX-2-2.5° 16C
- HFIX-3-2.5° 16C
- HFIX-4-2.5° 22C
- HFIX-5-2.5° 22C
- HFIX-6-2.5° 22C
- HFIX-7-2.5° 28C
- HFIX-8-2.5° 28C

△					
△					
△					
△					
△					
NO.	REVISION	DATE	CHECK		
APPROVED BY					

DRAWN BY

CHECKED BY

DATE

2015. 01

SCALE	A3	1/100
	A4	

DRAWING TITLE

7층 전등설비

DRAWING NO.


—— 신형 노출배관 및 배선
--- 기존 배관 및 배선
특기 없는 원 전선관은 비-PVC010R,
배관 배선은 8기외 할다,
HFK 2-4.0" E.2.5" 16C
HFK 4-4.0" E.2.5" 22C

△			
△			
△			
△			
△			
NO.	REVISION	DATE	CHECK
APPROVED BY			

2015. 01


SCALE	A3	1/100
DRAWING TITLE	A4	

7층 전열설비

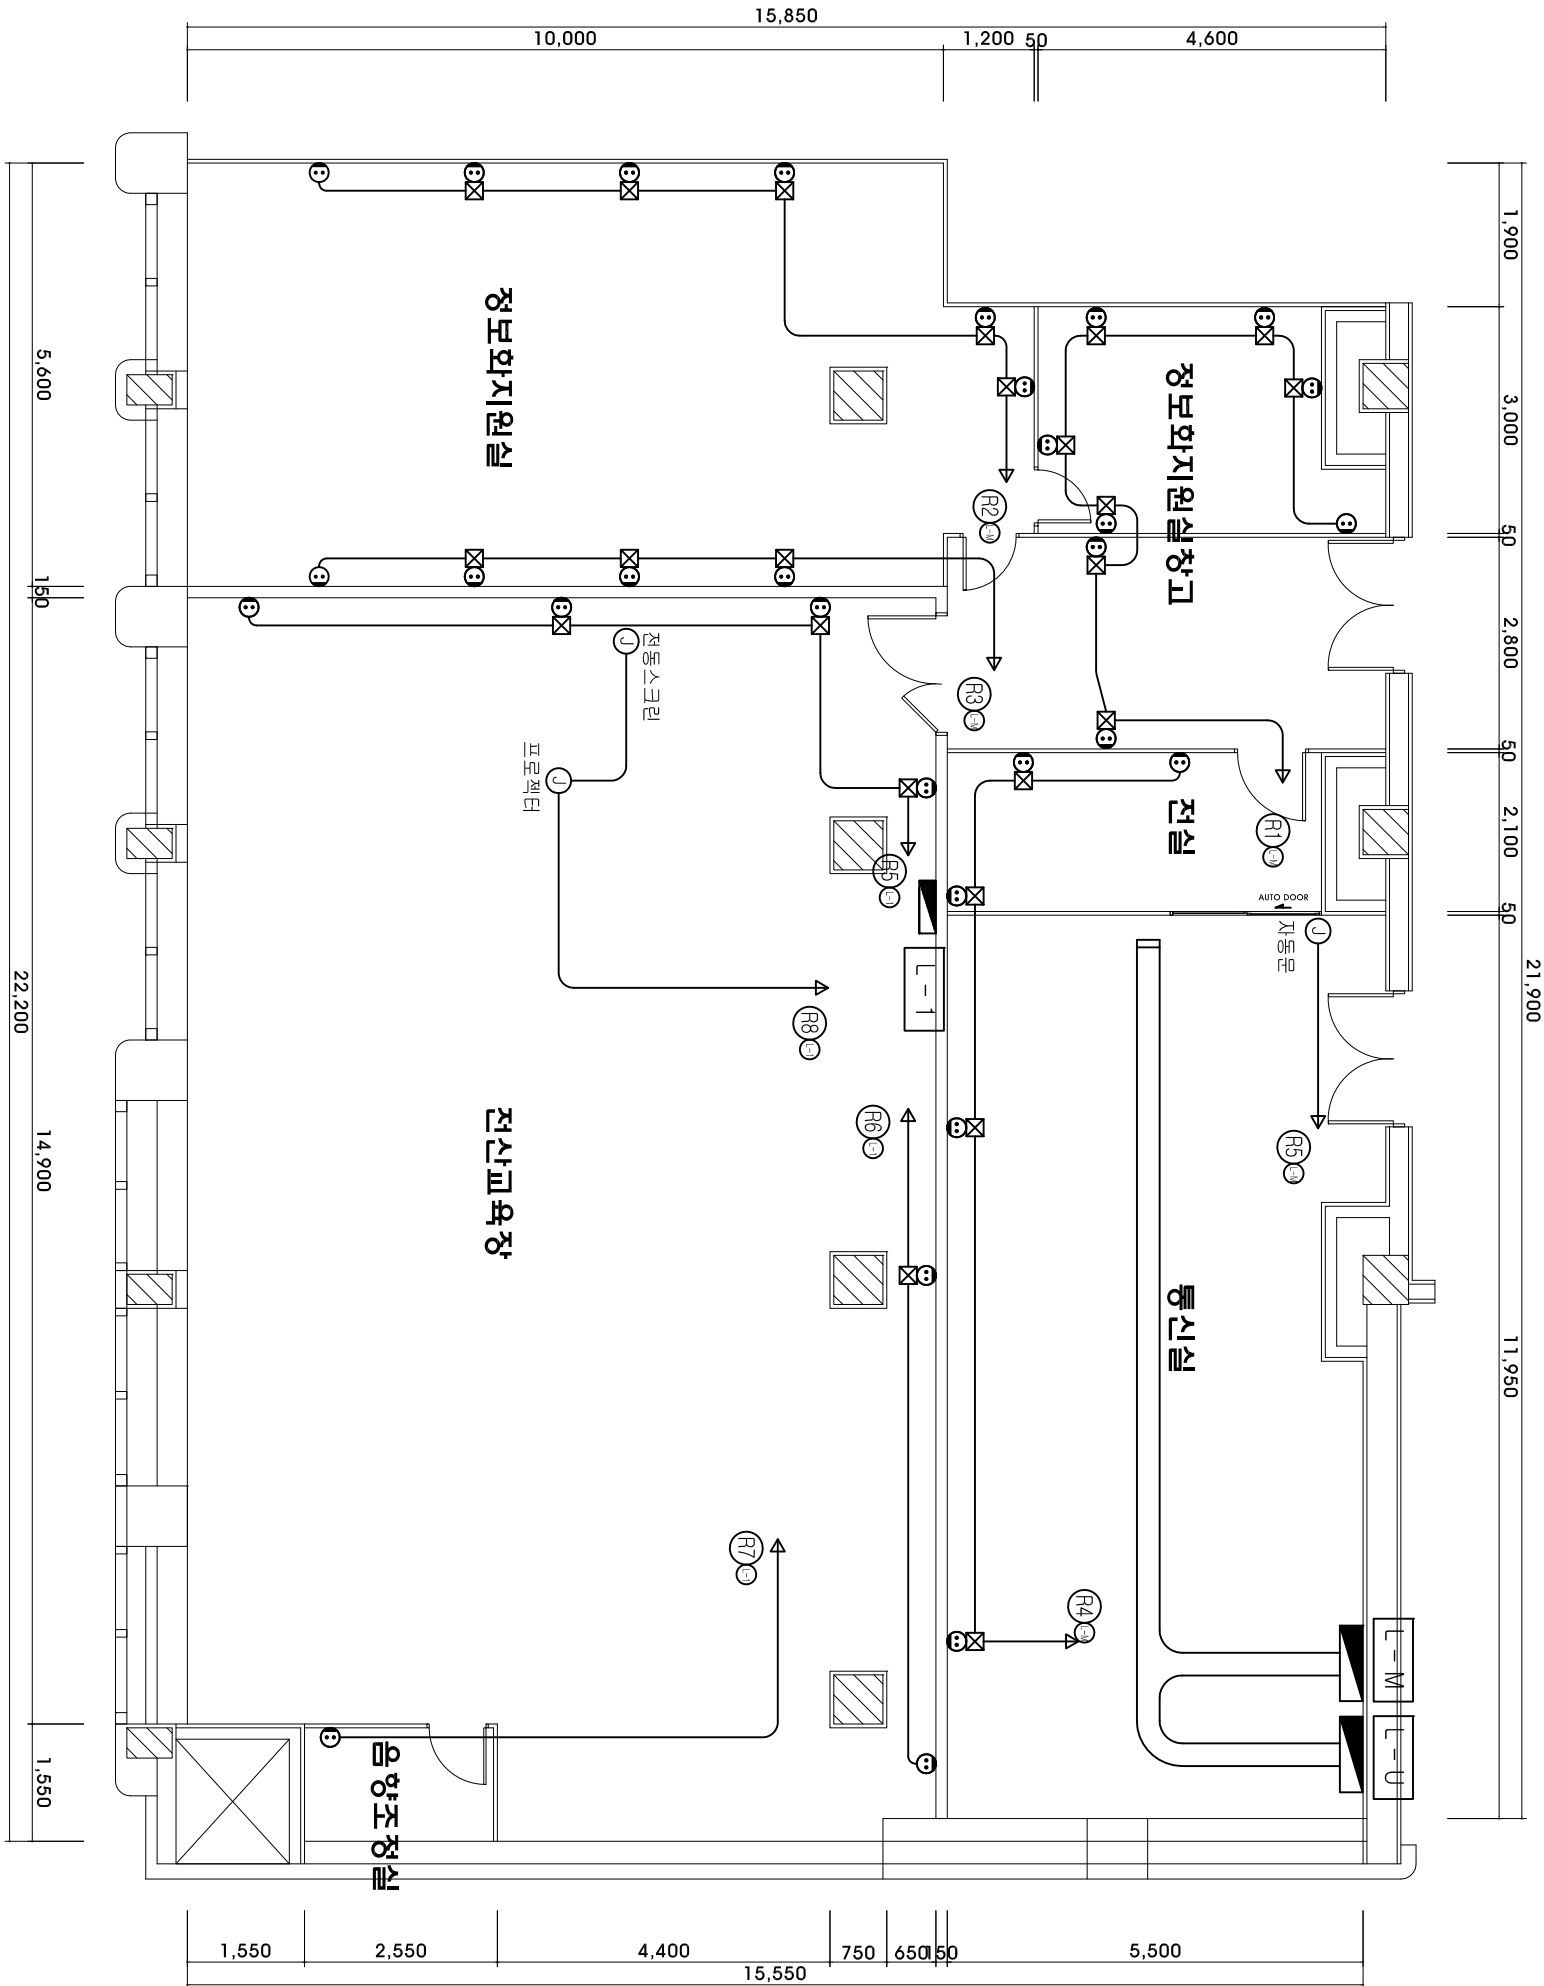

7층 전열설비 평면도
SCALE : 1 / 100

—— 신형 도출 배관 및 배선
- - - 기존 배관 및 배선
특기 없는 원 전선관은 비-PVC010R,
배관 배선은 하기와 같다.
HFK 2-4.0" E.2.5" 16C
HFK 4-4.0" E.2.5" 22C

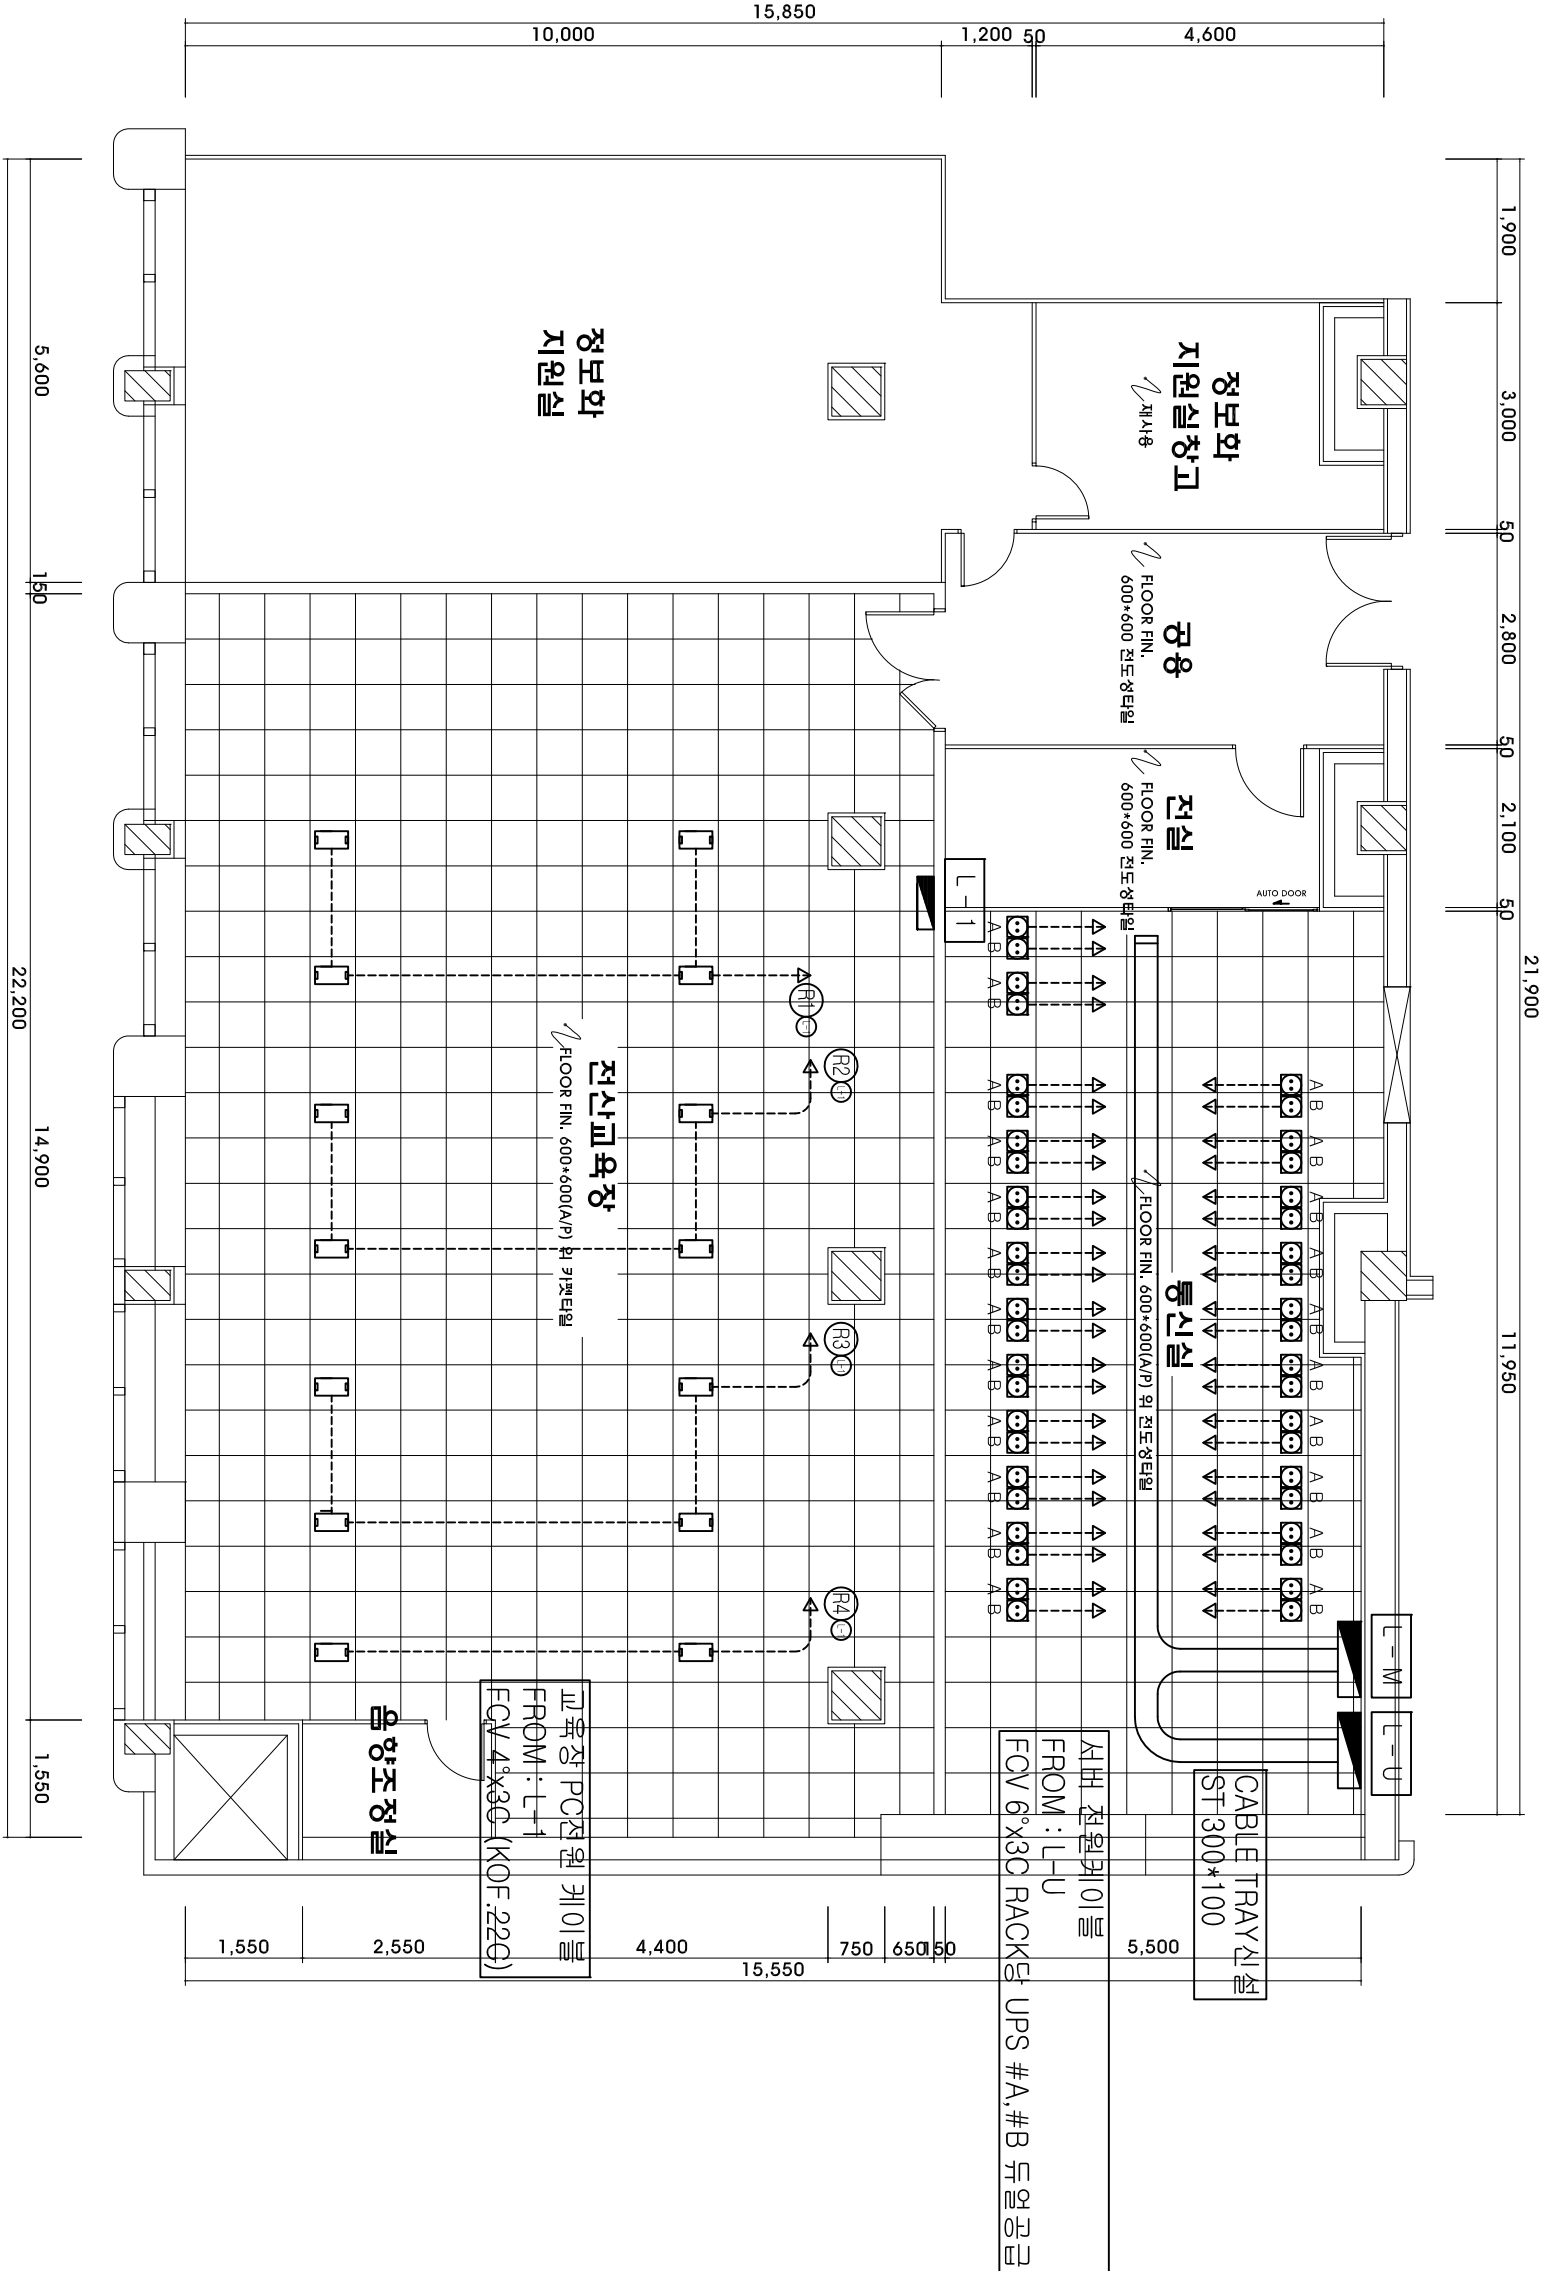

7층 전열설비 평면도

SCALE : 1 / 100

PROJECT NO.

광업문

NOTE

- 신설 노출 배관 및 배선
- 기존 배관 및 배선
- 특기 양도한 전선관은 H-PVC010B, 배관 배선은 형기와 같다.
- FIX 2-1.5° 16C
- FIX 4-1.5° 16C
- EX- HFIX 3-2.5° 16C

NOTE

- 강제기를 기존에 연결시 발신기 까지 회로구성을 확인한다.
- 배관지지는 1.5M01다 설치함.

△			
△			
△			
△			
△			
NO.	REVISION	DATE	CHECK
APPROVED BY			

DRAWN BY

CHECKED BY

DATE

2015. 01

SCALE	A3	1/100
DRAWING TITLE	A4	

7층 지탐, 방송설비

DRAWING NO.