

도면 목록표

구 분	도면번호	도 면 명	축척	비 고
서울 송파 우체국	A - 00	도면 목록표	NONE	
	A - 01	공사 안내도	1/300	
	A - 02	화단보수공사 상세도	1/50	
	A - 03	지하2층 창고 천정누수공사 상세도	1/100	
	A - 04	줄눈보수 범위도-1	1/150	
잠실2동 우체국	A - 05	줄눈보수 범위도-2 후면화단 배수관 보수개념도	1/150	
	A - 06	공사 범위도 및 부대공사도	1/50	
	A - 07	365평면도	1/50	
	A - 08	365부스 상세도	1/40	
	A - 09	카운터 및 미디어라인 상세도	1/40	
	A - 10	칸막이 상세도	1/30	

우체국
대수선공사
(송파, 잠실2동우체국)

NOTE

진 록 ARCHITECT

구 조 STRUCTURE

기 계 MECHANIC

전기,통신 ELECTRIC

토 목 CIVIL ENGINEERING

제 도 DRAWN BY
DATE

심 사 CHECKED BY
DATE

승 인 APPROVED BY
DATE

일 자 DATE
2015. 03.

도면번호
A-00

도 면 명 SUBJECT TITLE
도면 목록표

A1 : 1/ A3 : 1/

설계회사 PROJECT OFFICE

(주) 유 토 종 합
건축사사무소

UTO JONG HAP
ARCHITECTS & ENGINEERS

TEL:584-5901(대) FAX:584-5906

우체국 대수선공사


(서울송파, 잠실2동우체국)

2015. 03.



서울지방 우정청

NOTE

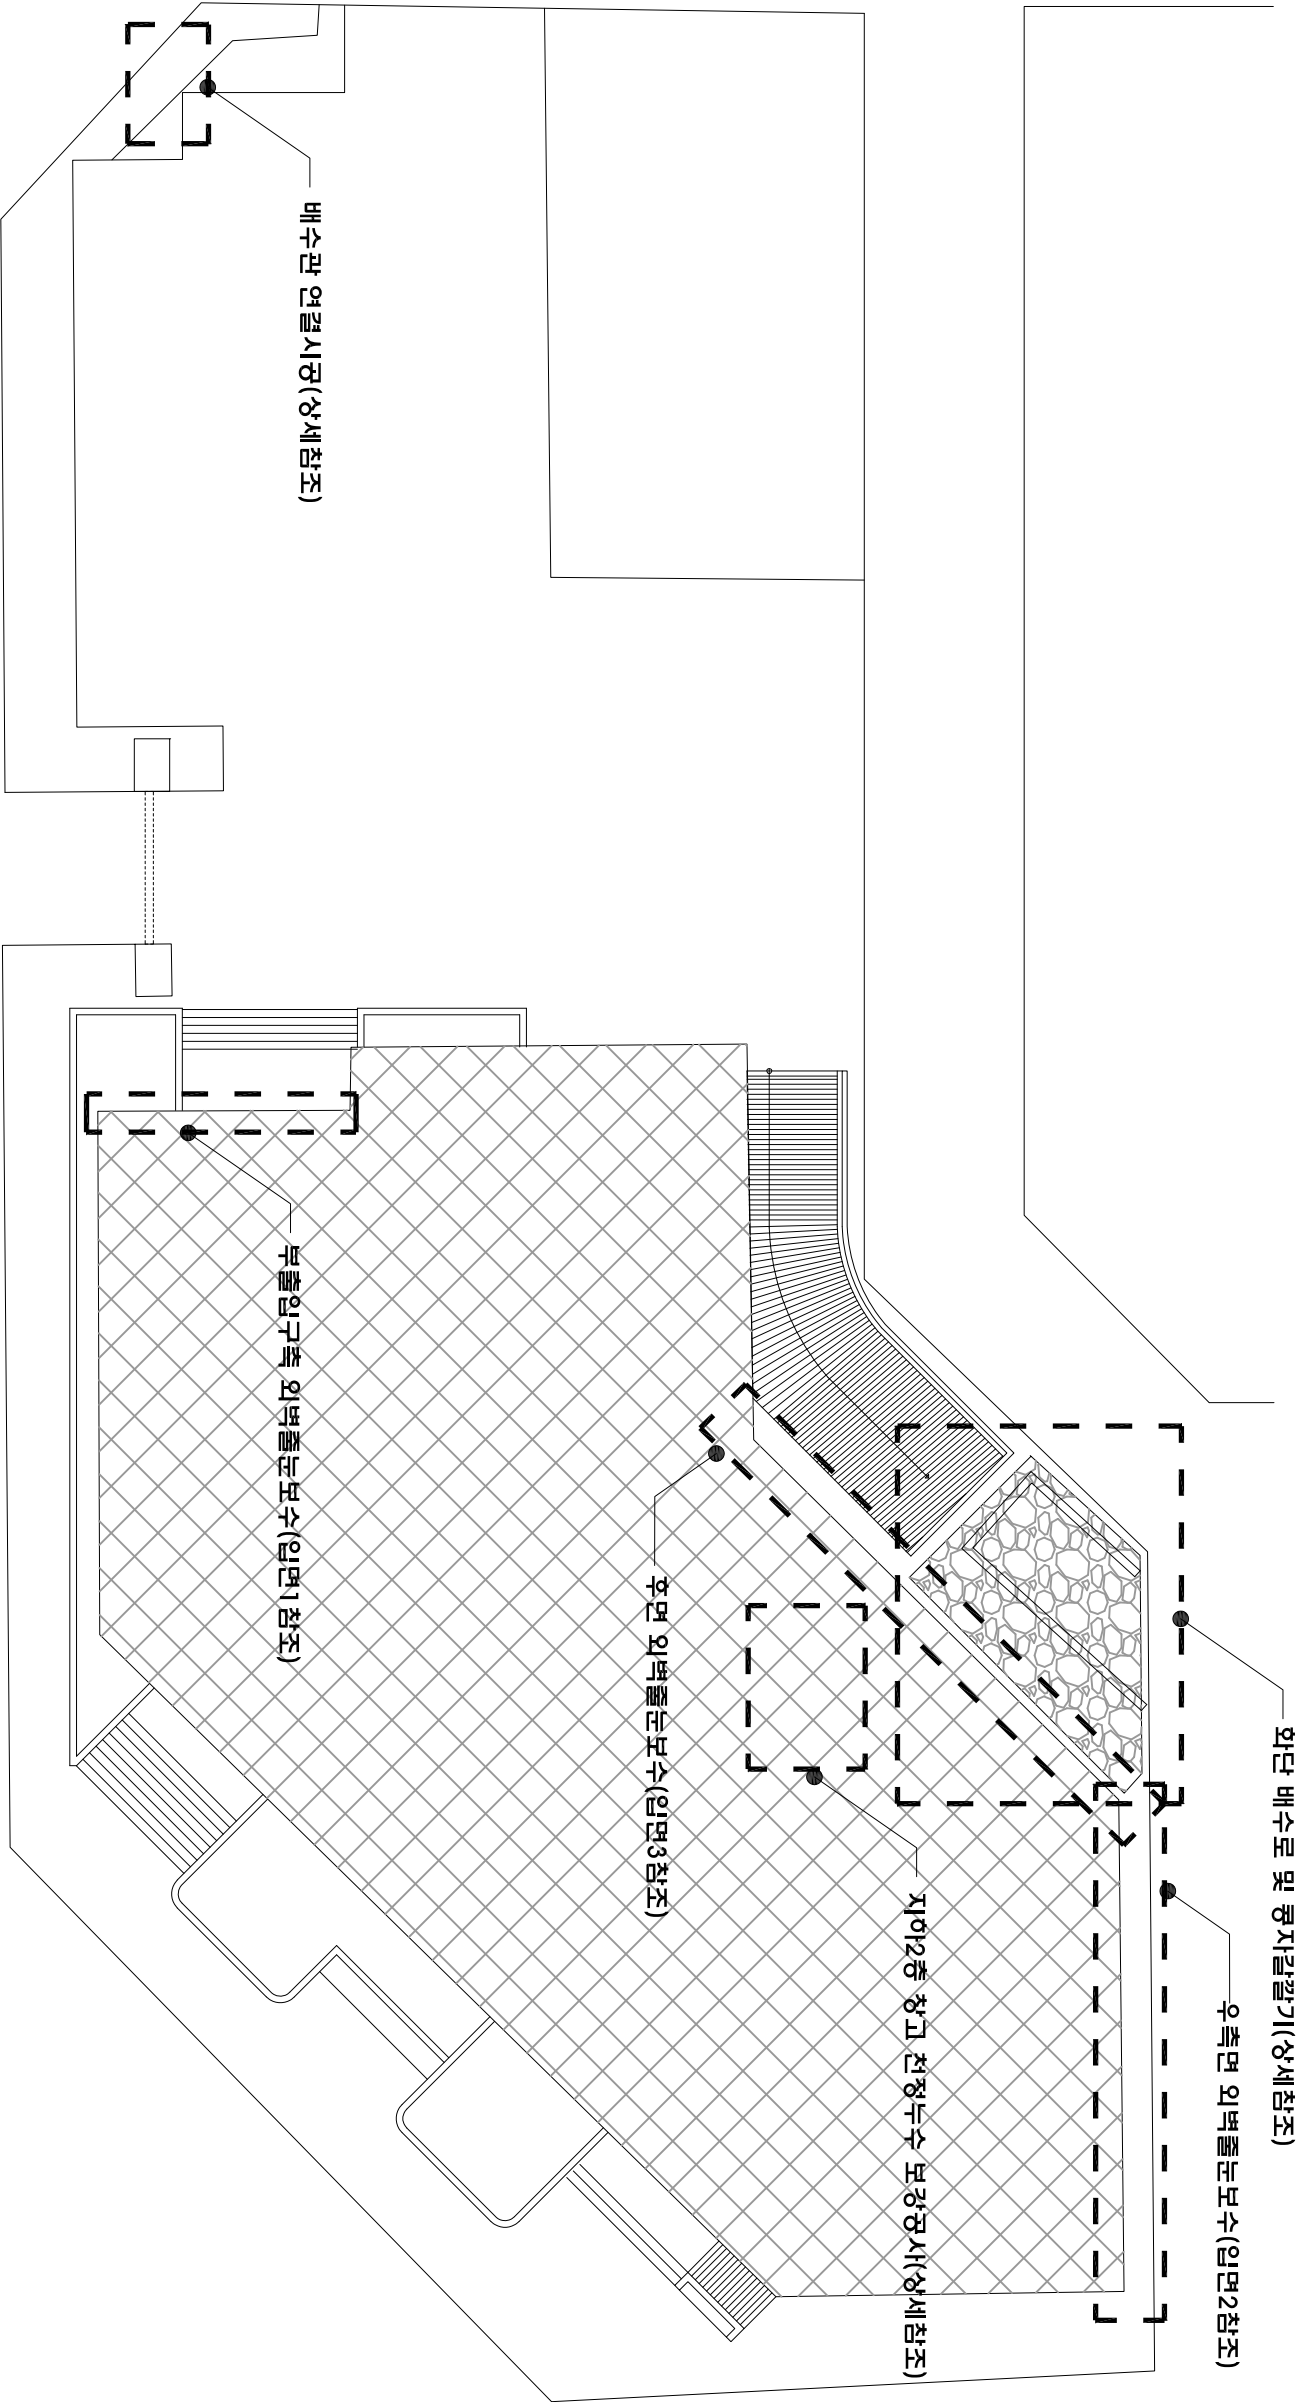

공사 안내도

축척 : 1/300

01
A

A1 : 1/150 A3 : 1/300

설계회사 PROJECT OFFICE

도면명 SUBJECT TITLE
공사 안내도

도면번호 A-01

일 자 DATE
2015. 03.

승 인 APPROVED BY
DATE

심 사 CHECKED BY
DATE

제 도 DRAWN BY
DATE


토 목 CIVIL ENGINEERING

전기,통신 ELECTRIC


기 계 MECHANIC

구 조 STRUCTURE


건축 ARCHITECT

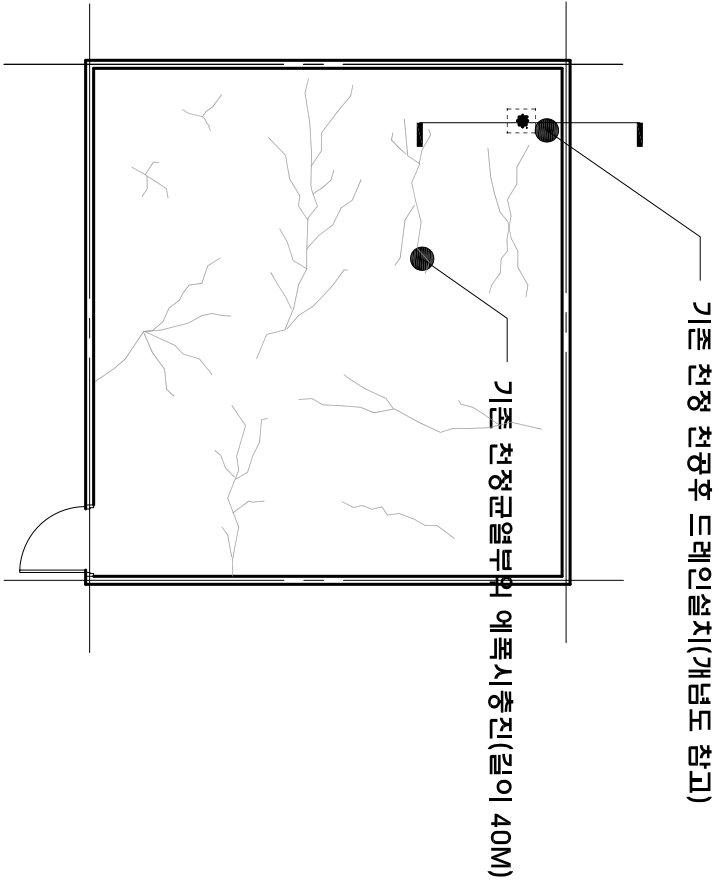


지하2층 참고 천정평면도
축척 : 1/100

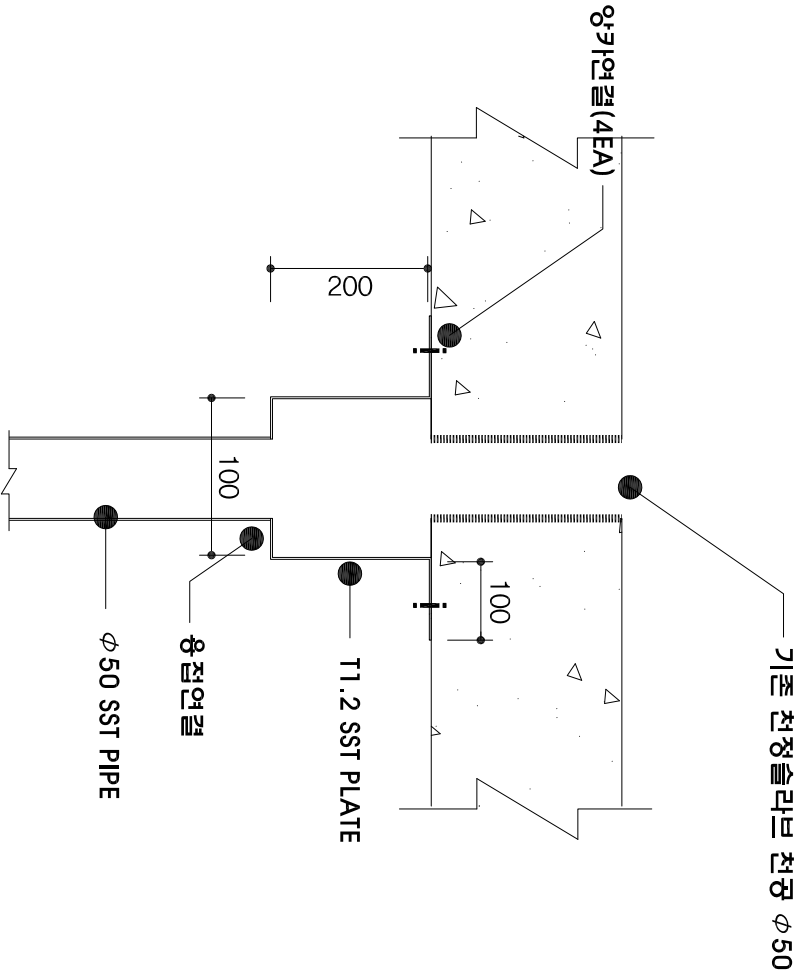

A부분 상세도
축척 : 1/50

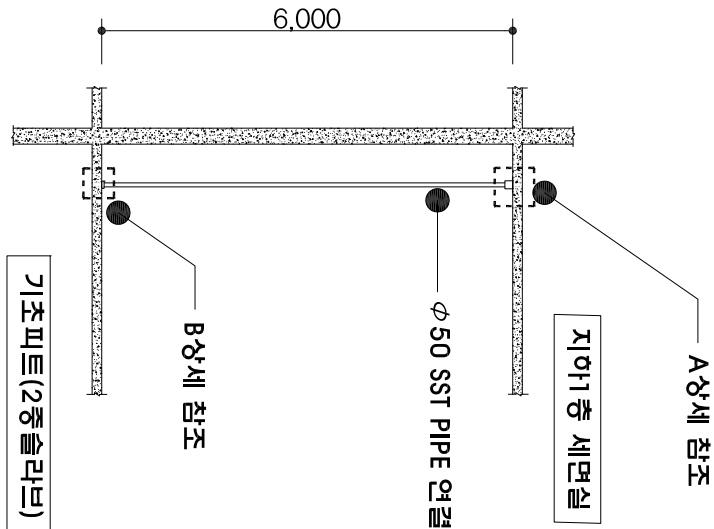

배수함통설치 개념도
축척 : 1/100

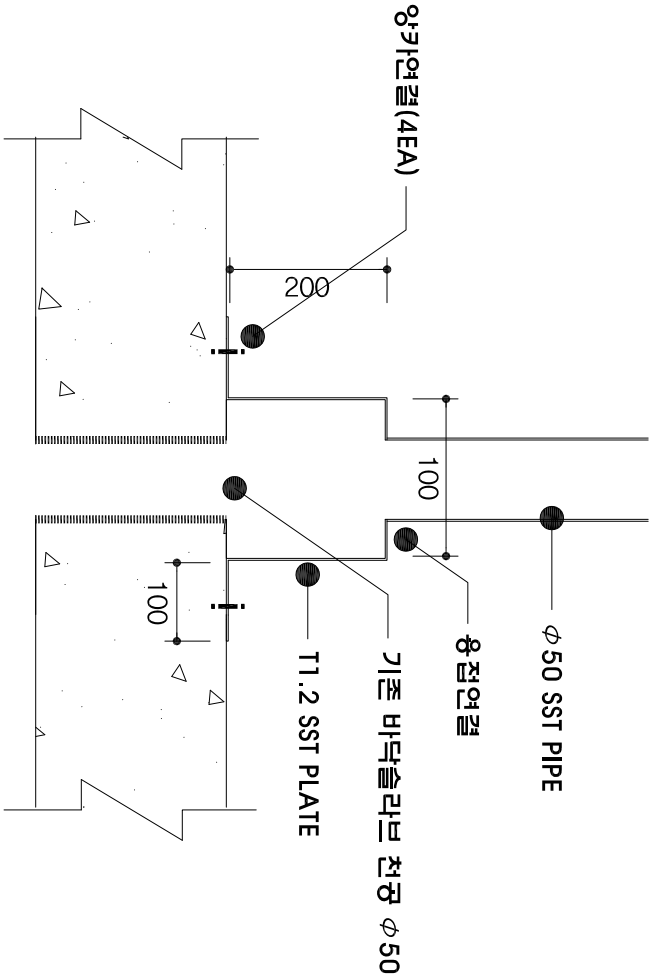

B부분 상세도
축척 : 1/50

우체국
대수선공사
(송파,잠실2동우체국)




NOTE
1. 공사장 전 현장 확인 후
사진에 감독관과 협의 후
서공에 입찰 거.

A1 : 1/ 50 A3 : 1/ 100
설계회사 PROJECT OFFICE

(주) 유 토 종 합
건축사사무소
UTO JONG HAP
ARCHITECTS & ENGINEERS
TEL:584-5901(대) FAX:584-5906

범
례

----- 기존 줄눈 철거후 재설치 범위

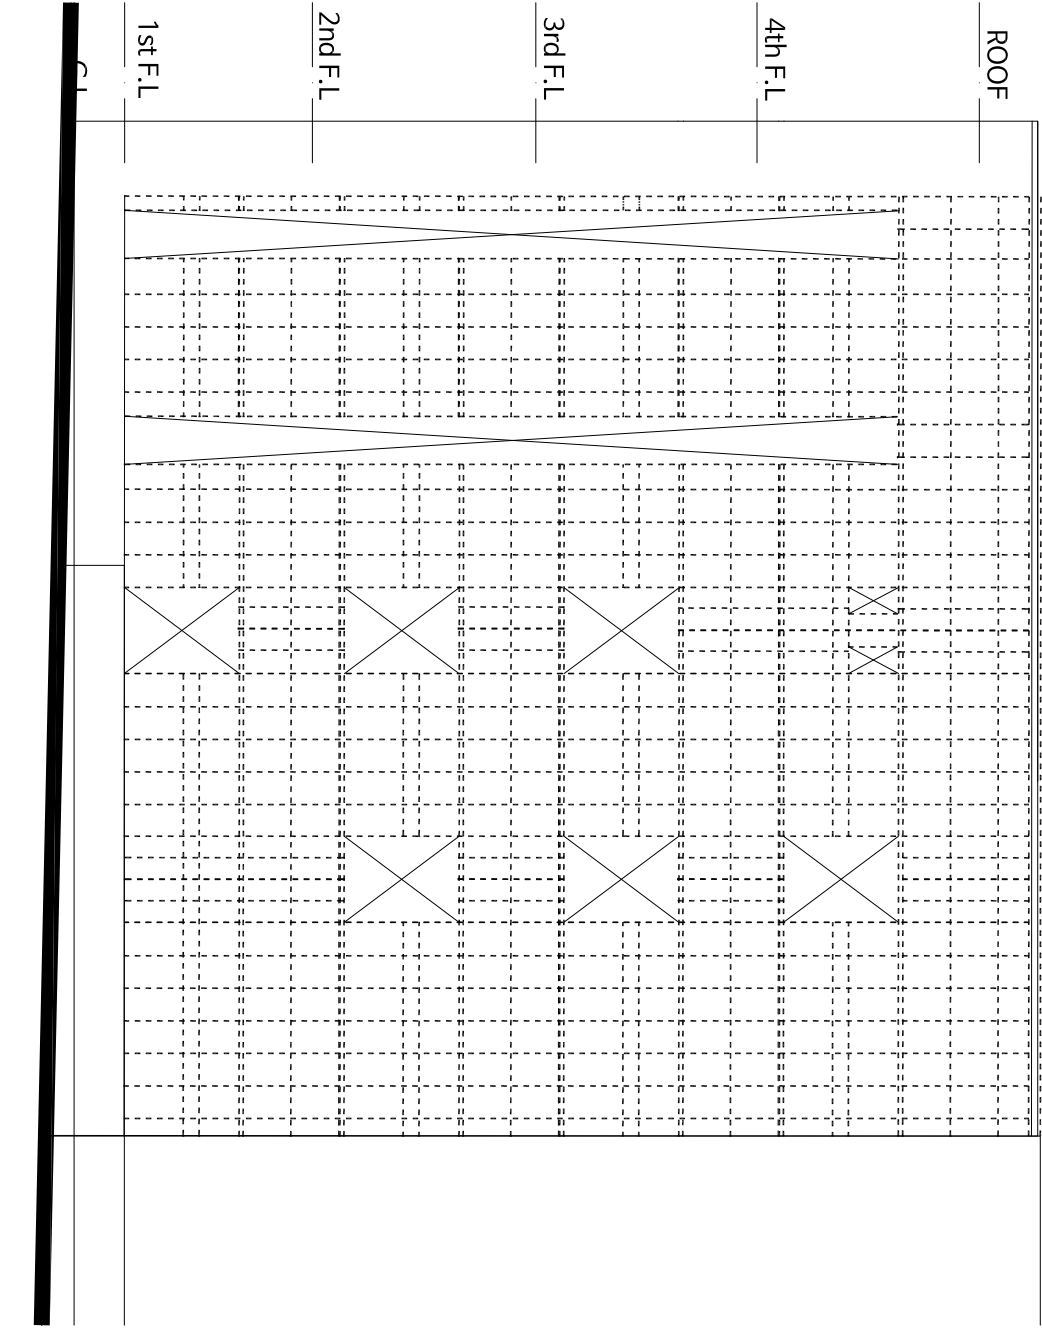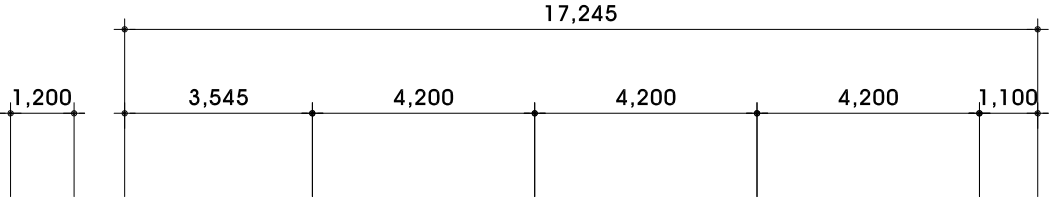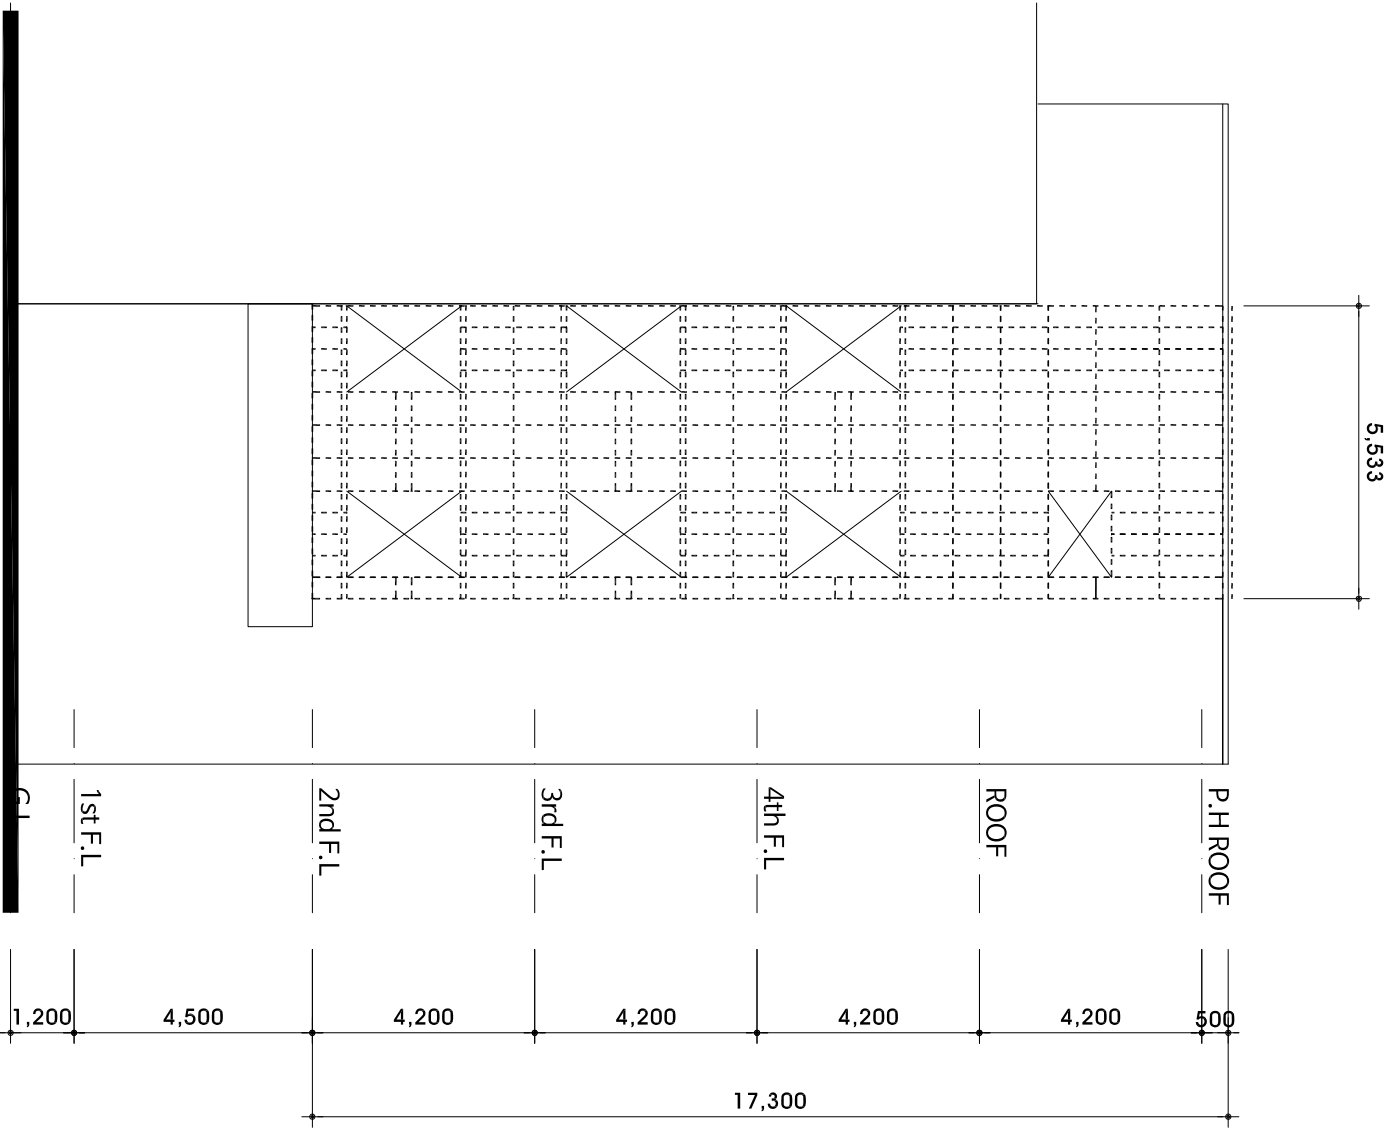

17,700

우체국
대수선공사
(송파, 잠실2동 우체국)

NOTE

1. 공사장 전 현장 확인 후
사진에 감독관과 협의 후
서공에 입찰 거.

인	문	ARCHITECT
구	조	STRUCTURE
기	계	MECHANIC
전기, 통신	전기	ELECTRIC
토	목	CIVIL ENGINEERING
제	도	DRAWN BY
DATE		
심	사	CHECKED BY
DATE		
승	인	APPROVED BY
DATE		
일	자	DATE
		2015. 03.

도면번호	A-04
------	------

도면명	줄눈보수 범위도-1
-----	------------

A1 : 1/75	A3 : 1/150
-----------	------------


설계회사 PRODUCT OFFICE



(주) 유 토 종 합
건축사사무소


UTO JONG HAP
ARCHITECTS & ENGINEERS

TEL:584-5901(대) FAX:584-5906

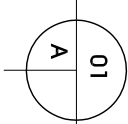

부출입구측 줄눈보수 범위도(1)

축척 : 1/150

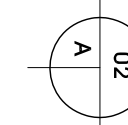


우측면 줄눈보수 범위도(2)

축척 : 1/150

범례



----- 기존 줄눈 제거후 재설치 범위

17,150

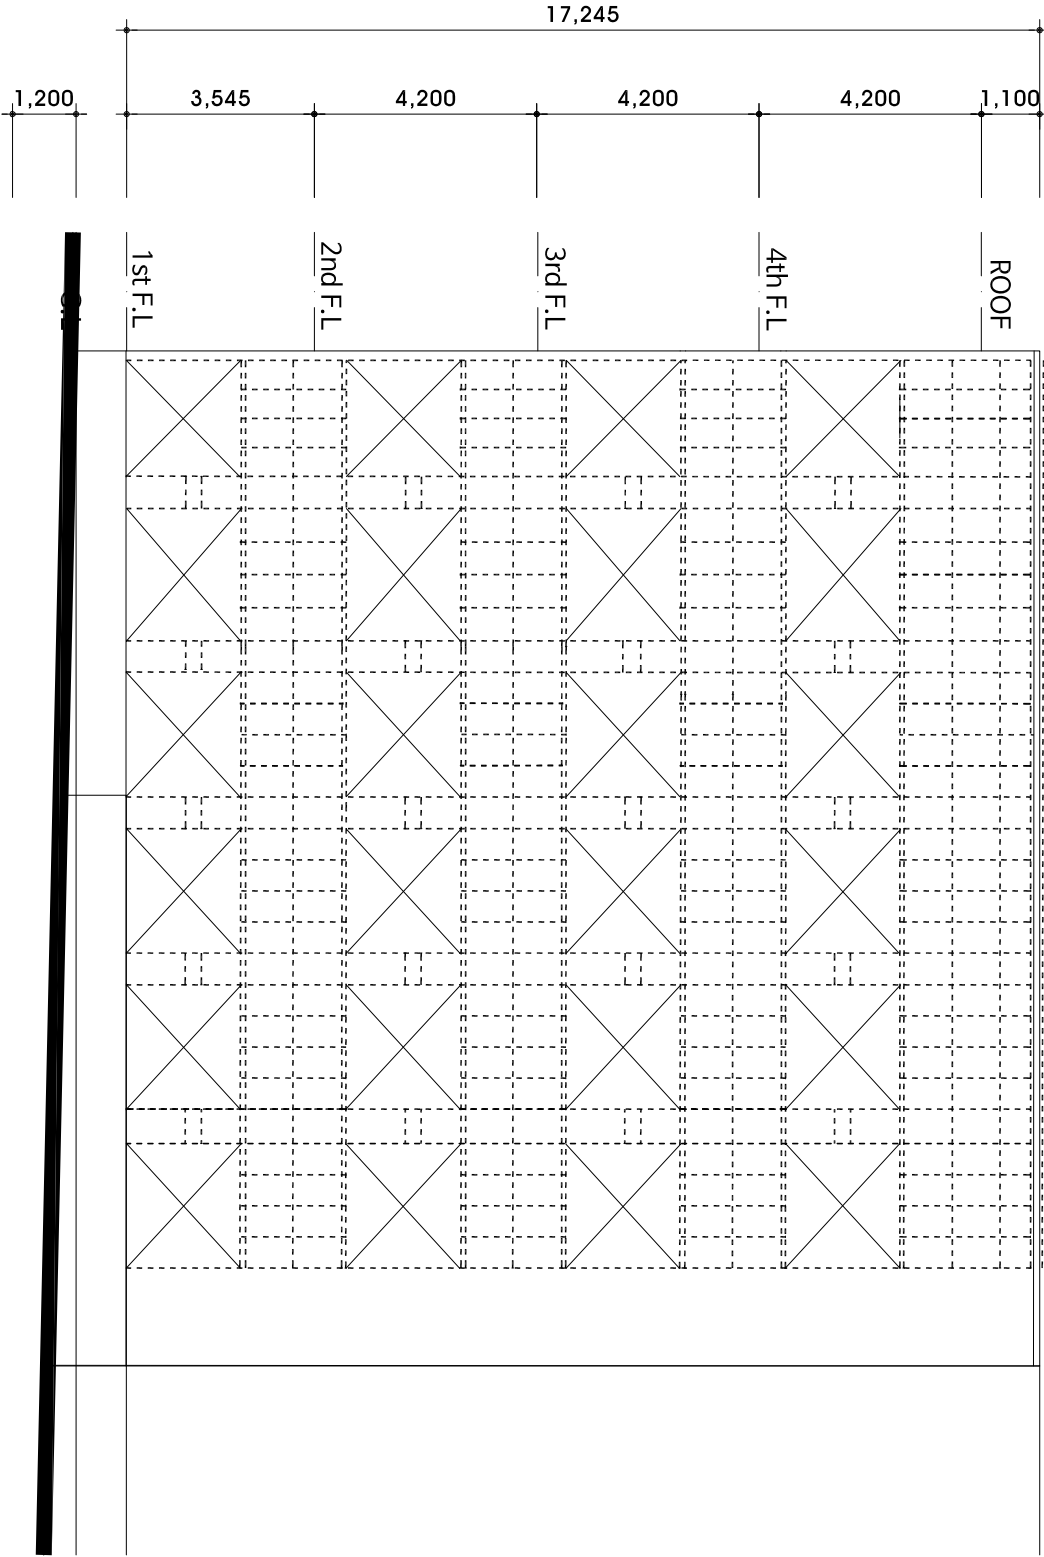

후면 줄눈보수 범위도(3)

축척 : 1/150

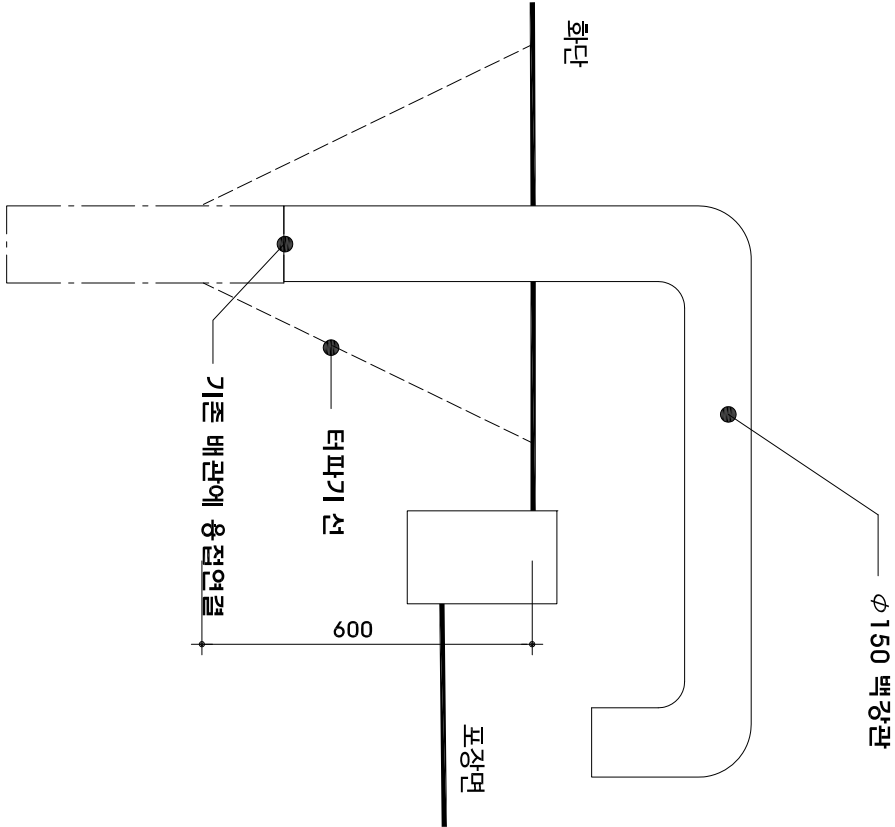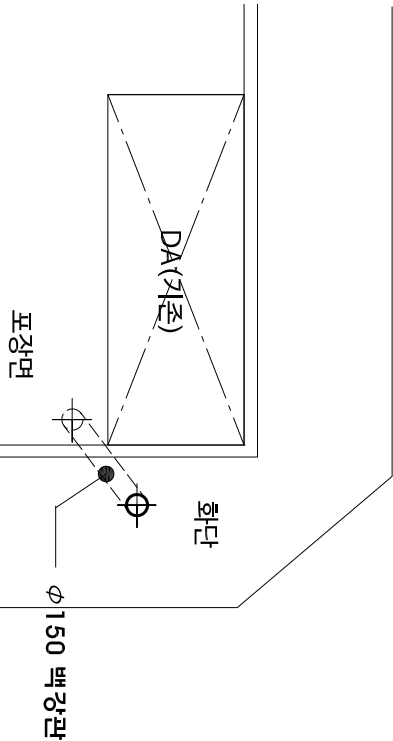

화단 배수관 연결시공 개념도

축척 : 1/NONE

우체국
대수선공사
(송파,잠실2동우체국)

NOTE
1. 공사시전 현장 확인후
사진에 감독관과 협의 후
서공에 입찰 것.


1. 공사장 현장 확인후 시공에 감독관과 협의 후 시공에 임할 것.		
건축	목	ARCHITECT
구	조	STRUCTURE
기	계	MECHANIC
전기통신 ELECTRIC		
토 목 CIVIL ENGINEERING		
제	도	DRAWN BY
DATE		
심	사	CHECKED BY
DATE		
승	인	APPROVED BY
DATE		
일	지	DATE
2015. 03.		
도면번호		
A-05		
도면 명 SUBJECT TITLE		
줄눈보수 범위도-2		
후면화단 배수관 보수개념도		
A1 : 1/75	A3 : 1/150	
설계회사 PROJECT OFFICE		

(주) 유 토 종 합
건축사사무소

UTO JONG HAP
ARCHITECTS & ENGINEERS

TEL:584-5901(대) FAX:584-5906


NOTE

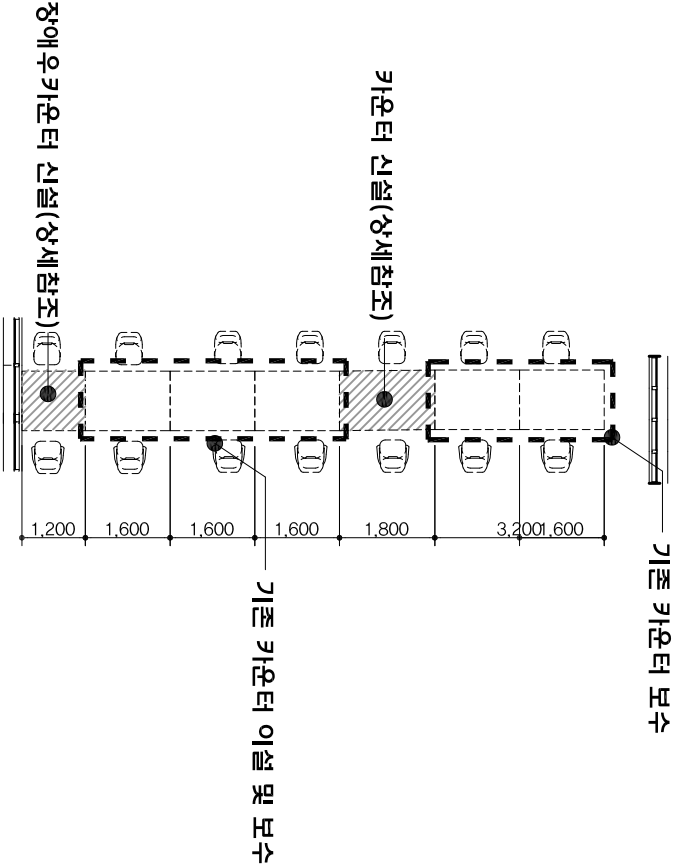

01
A

카운터 공사 범위도


축척 : 1/150

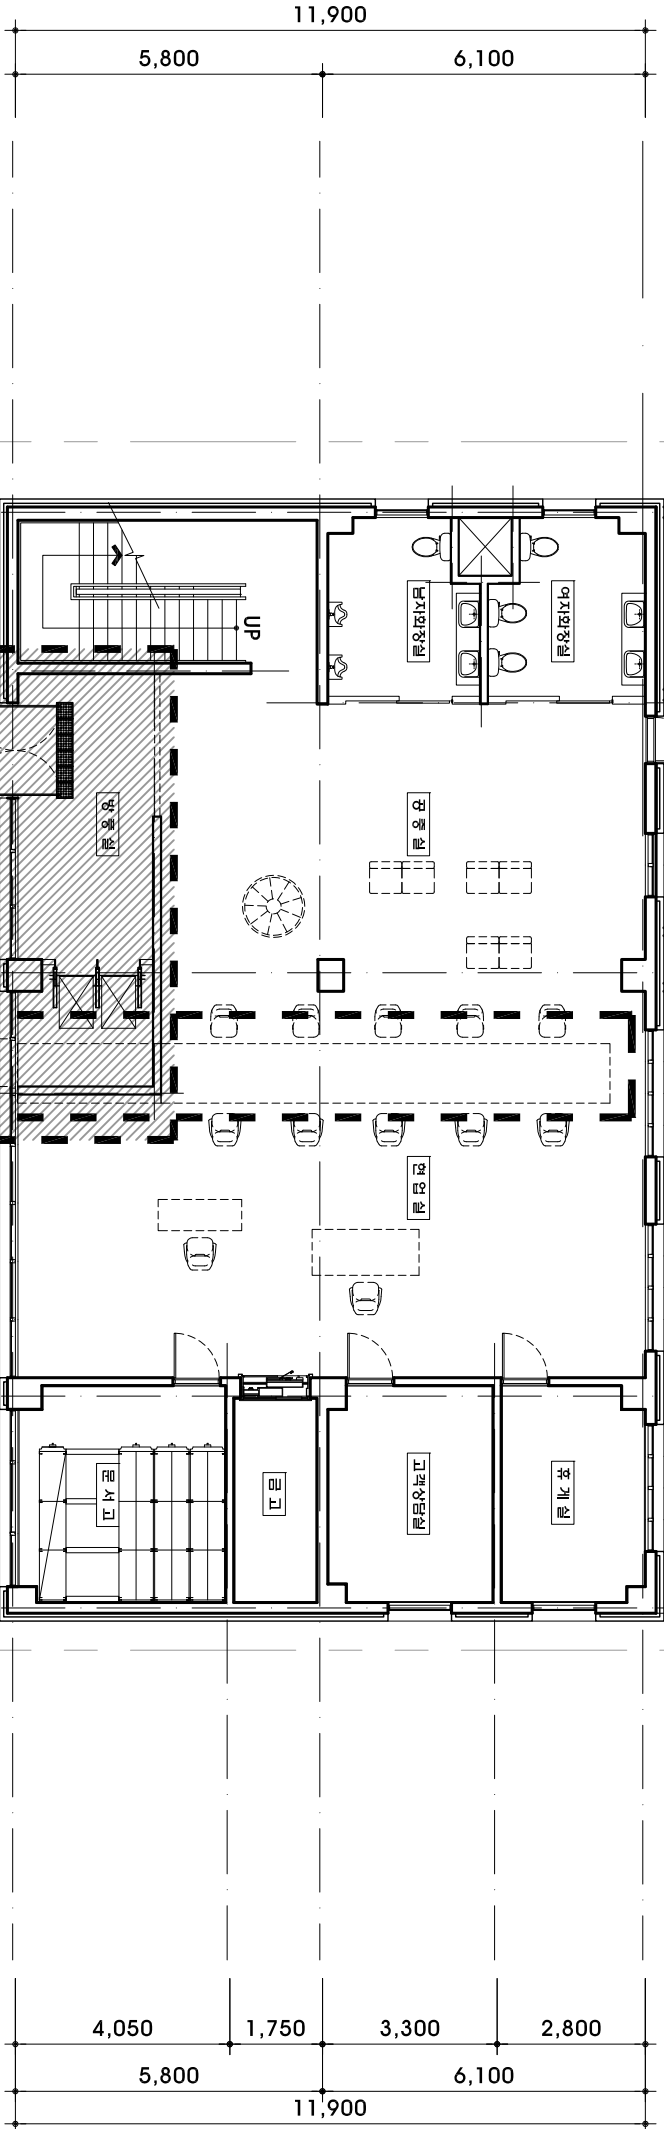


01
A

공사인내도 및 부대공사 범위도


축척 : 1/150

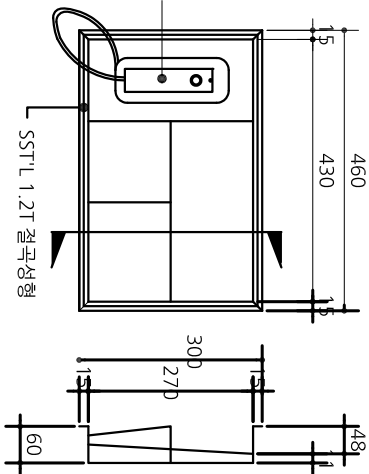




인터폰 및 메모콧이 상세
SCALE 1/NONE

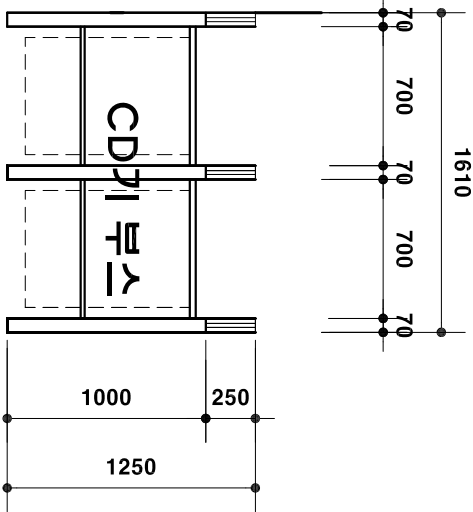

1 365부스 평면도
SCALE 1/40

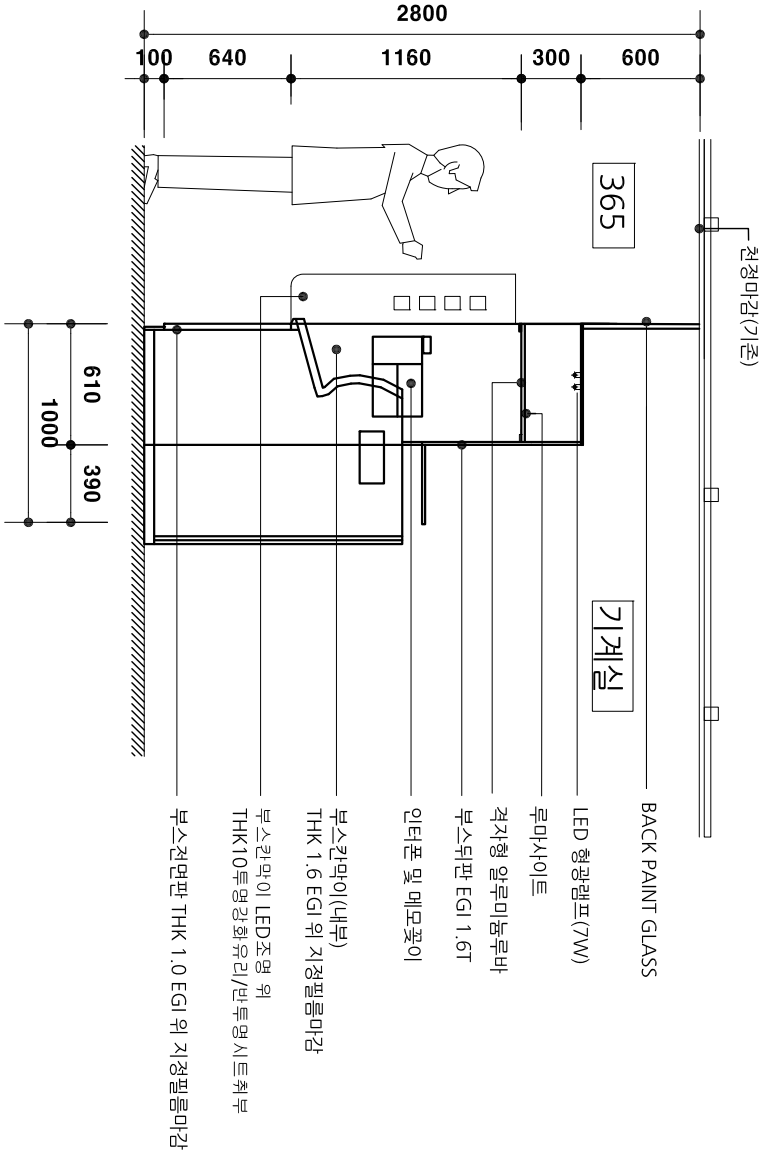

2 365부스 전면도
SCALE 1/40

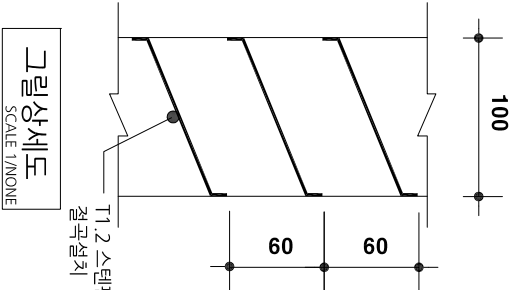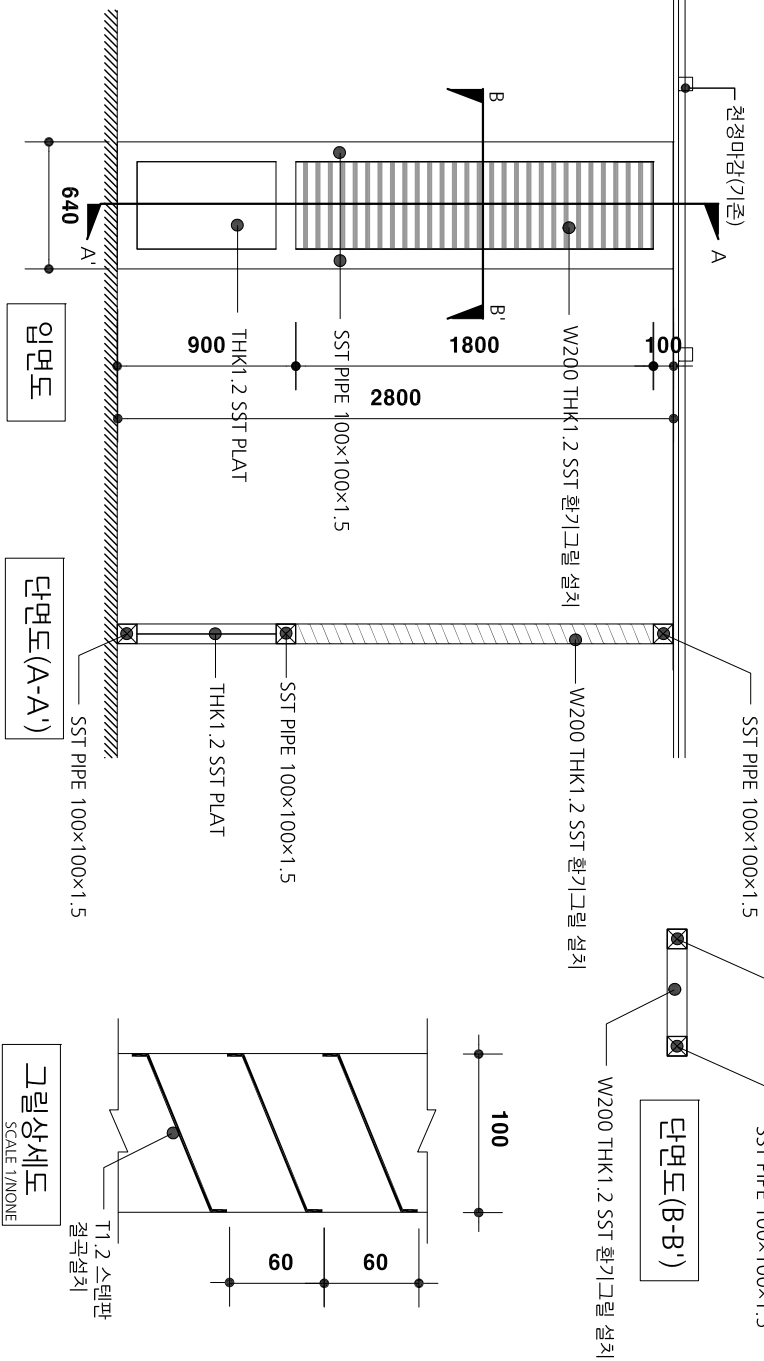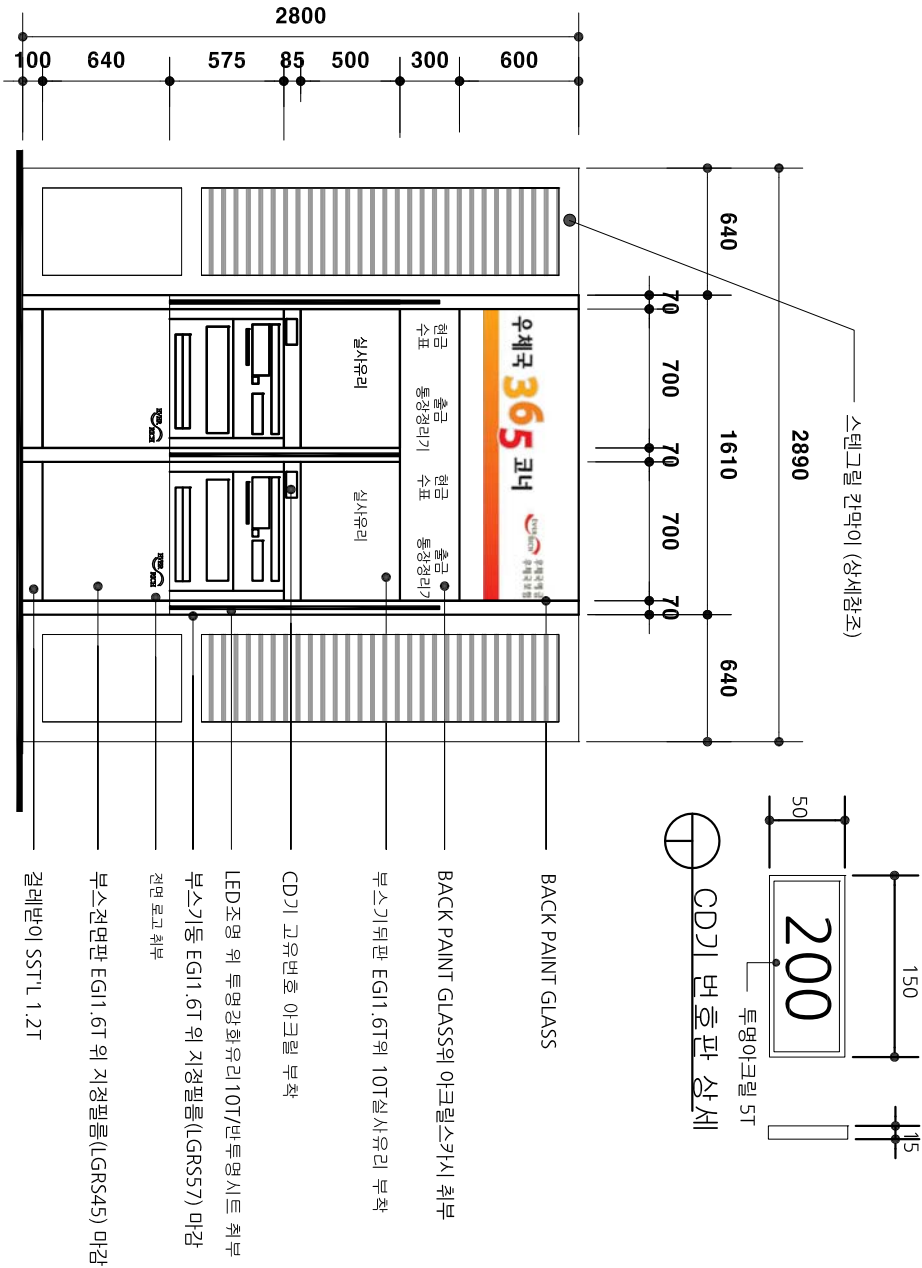

3 365 부스 단면도
SCALE 1/40

4 스텝그릴칸막이 상세도
SCALE 1/40

우체국
대수선공사
(송파, 잠실2동 우체국)

NOTE
1. 365부스는 도면내용을 참조하되
제작전 감독관과 시전 협의후
설치할것.



도면번호
A-08

도면명
365부스 상세도



설계자
설계회사

(주) 유 토 종합
건축사사무소



TEL:584-5901(대) FAX:584-5906

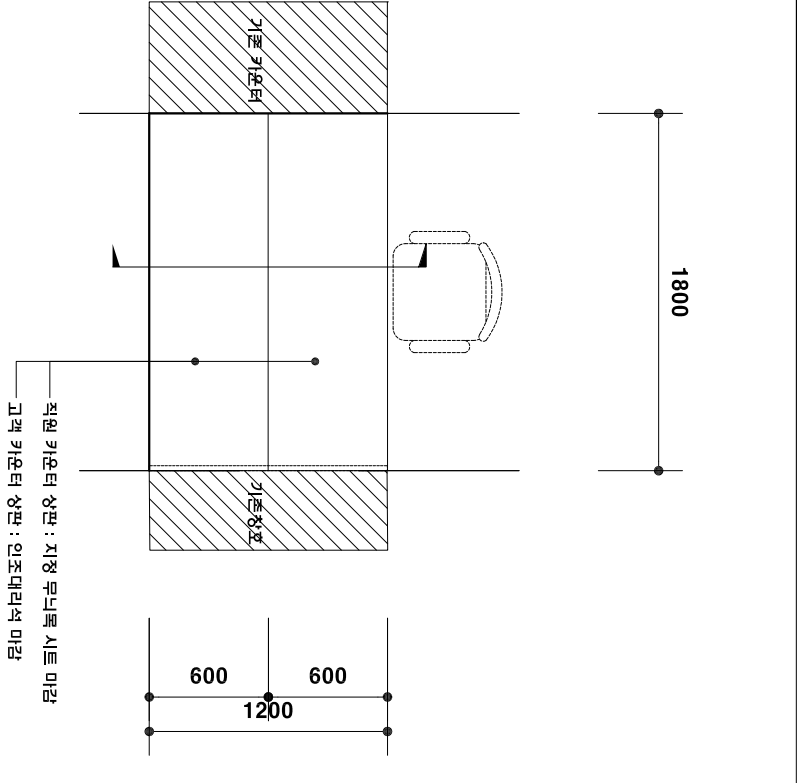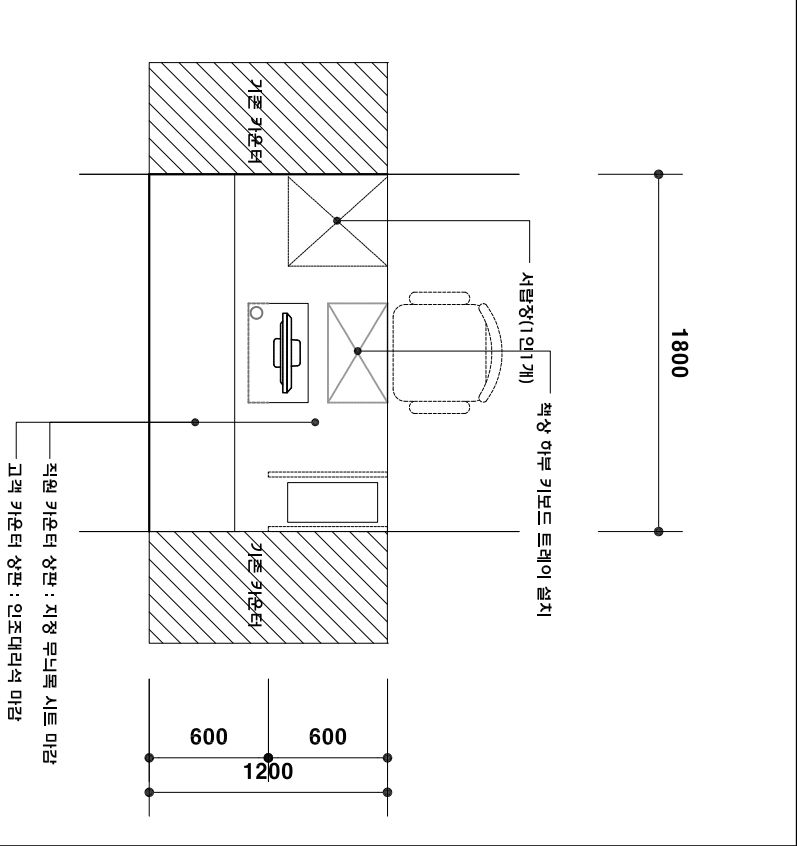



1 카운터(TOP VIEW) SCALE A1 1/20 A3 1/40

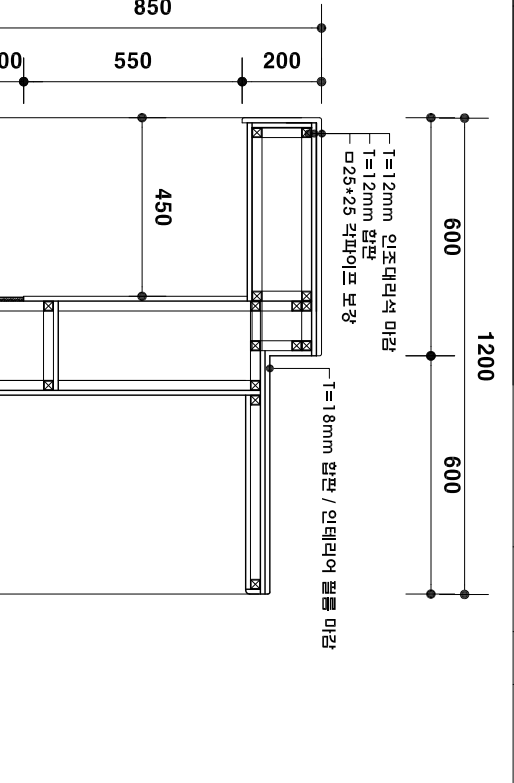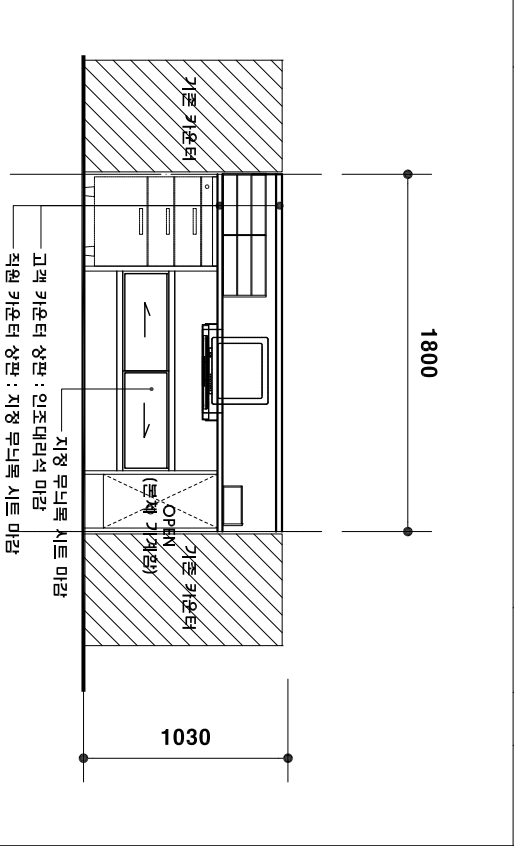


2 카운터(REAL VIEW) SCALE A1 1/20 A3 1/40

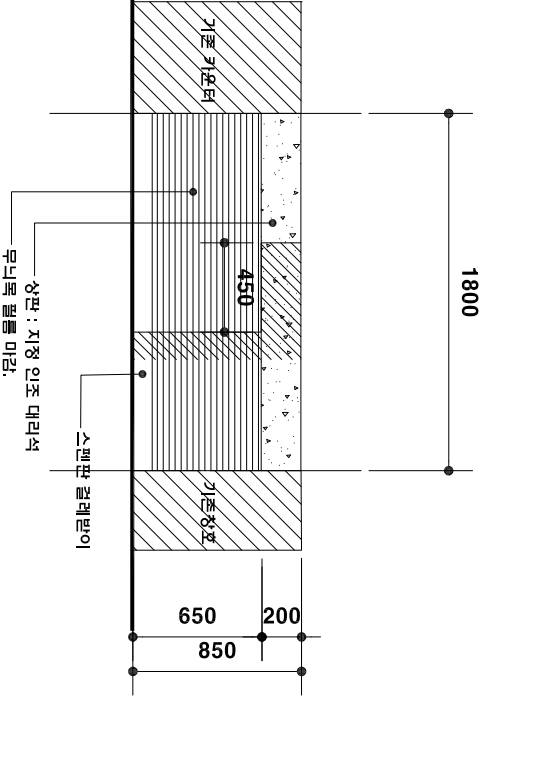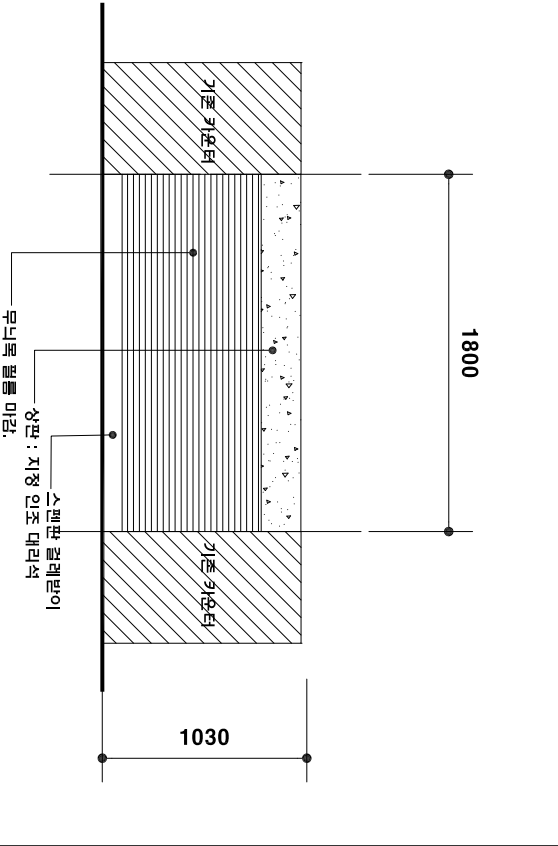

3 카운터(FRONT VIEW) SCALE A1 1/20 A3 1/40

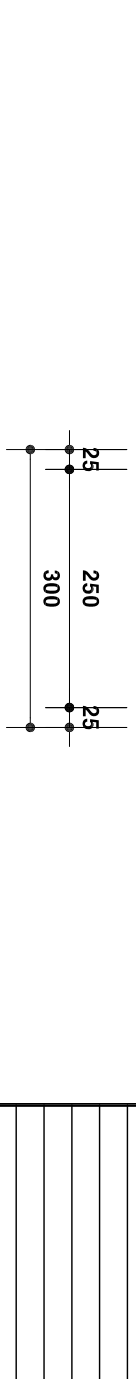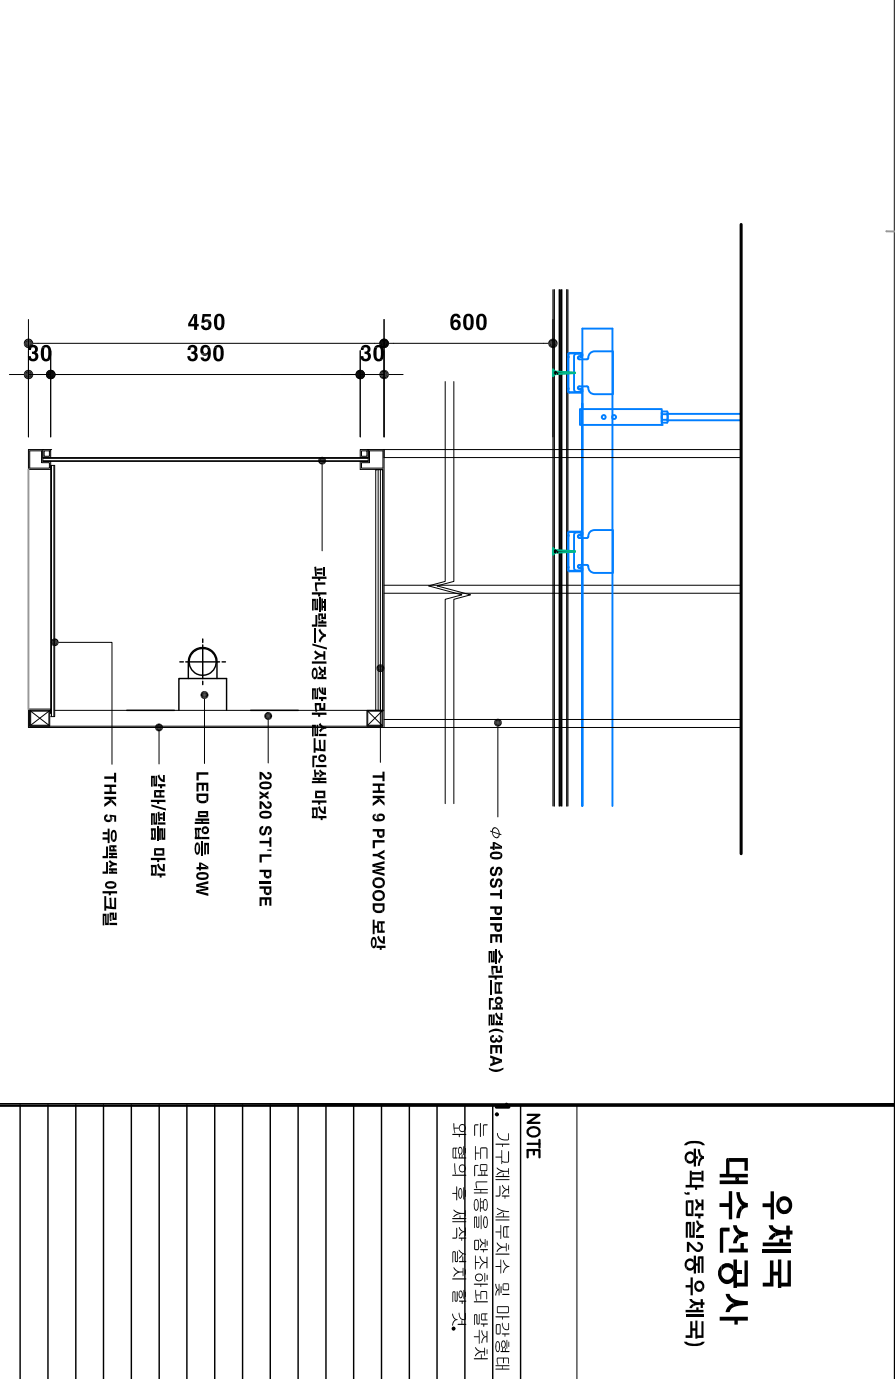

1 미디어라인 단면상세도 SCALE A1 1/20 A3 1/40

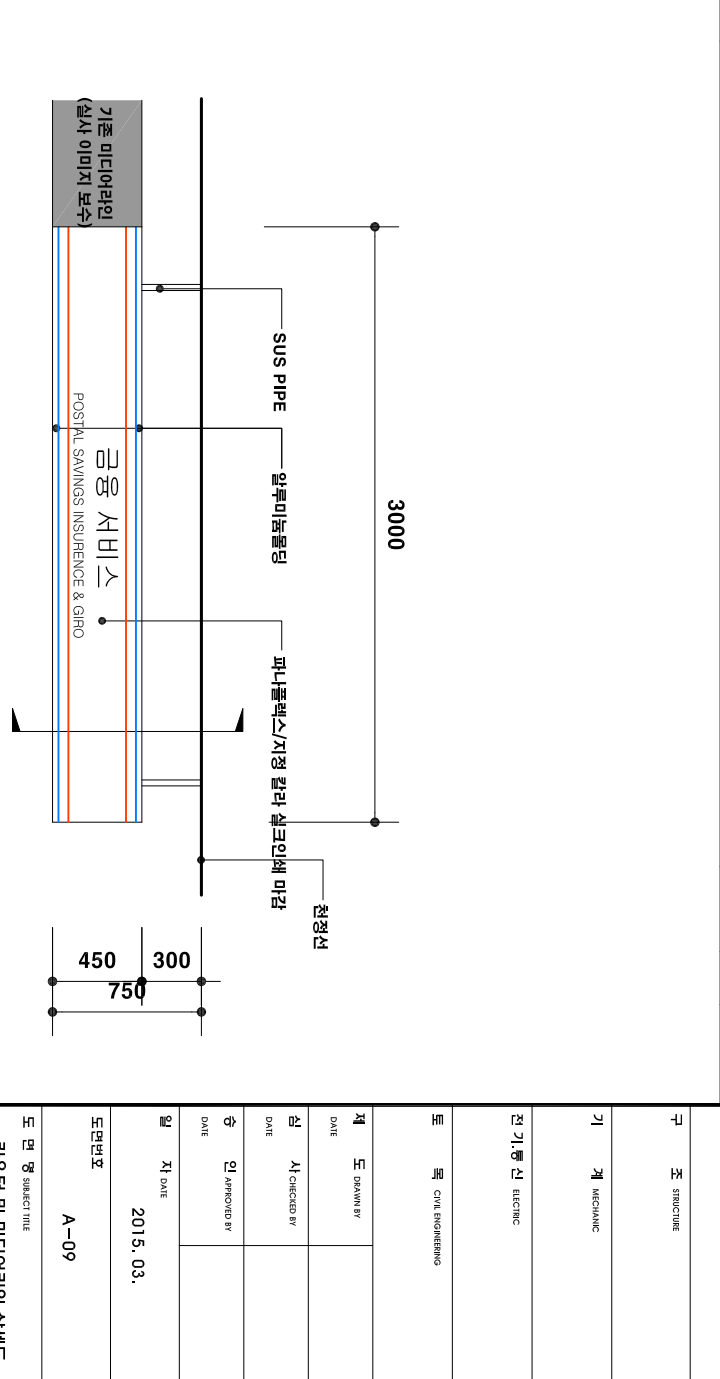




2 미디어라인 정면도 SCALE A1 1/20 A3 1/40

우체국
대수선공사
(충파, 잠실2동 우체국)


NOTE
1. 기구제작 세부치수 및 마감행태
는 도면내용을 참조하되 발주처
와 협의 후 제작 설치 할 것.

도면명 SUBJECT TITLE
카운터 및 미디어라인 상세도
A-09
도면번호
2015. 03.
일 지 DATE
인 인 APPROVED BY
일 지 DATE
설계회사 PROJECT OFFICE


(주) 유 토 종합
건축 사무소
UTO JONG HAP
ARCHITECTS & ENGINEERS
TEL:584-5901(대) FAX:584-5906

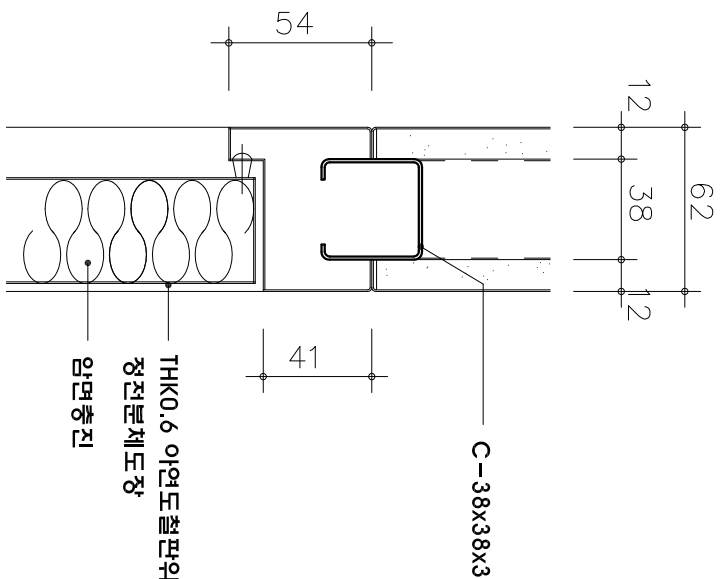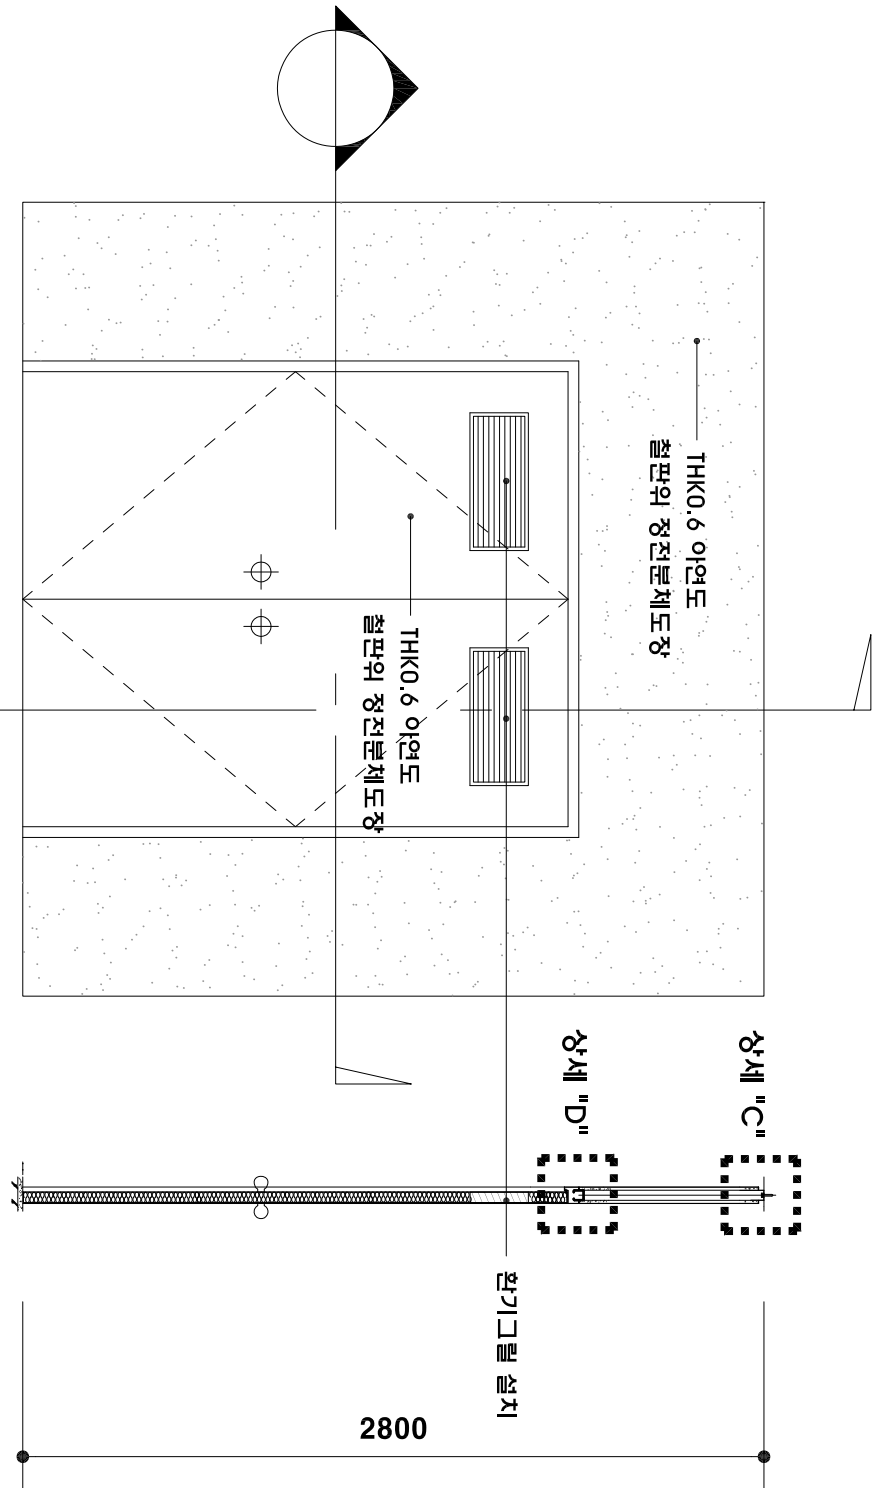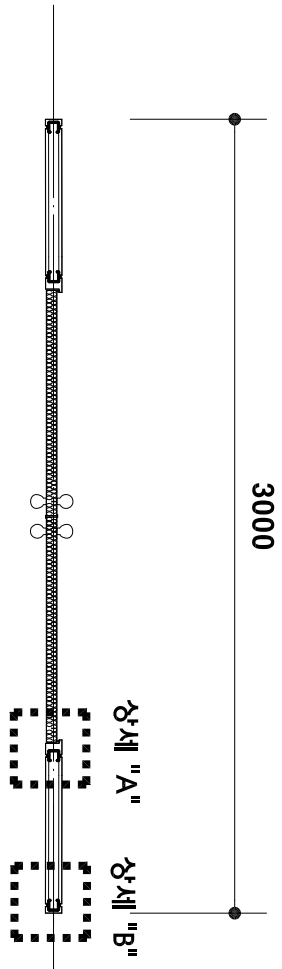


상세 "D" SCALE 1/3

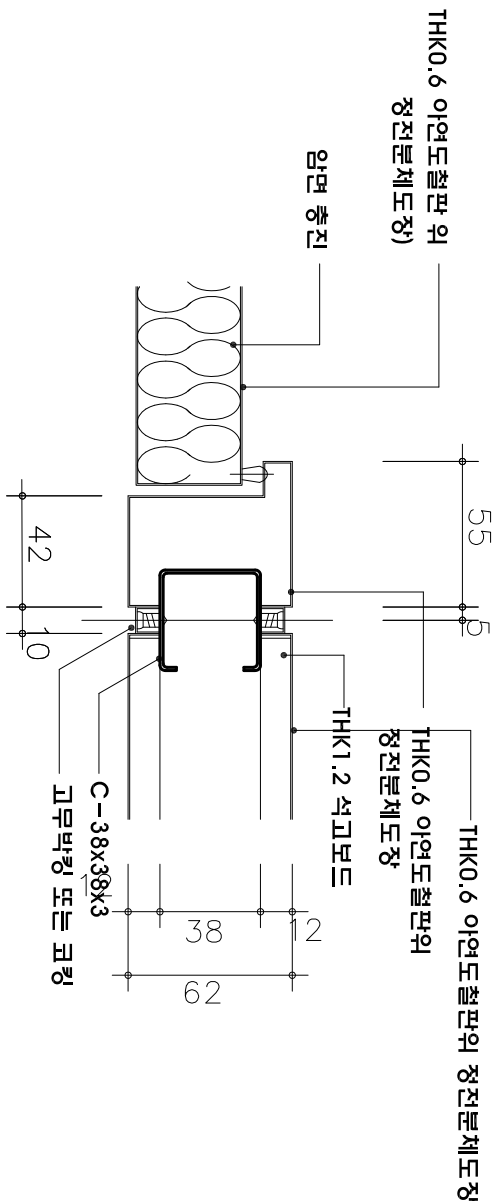

상세 "A" SCALE 1/3

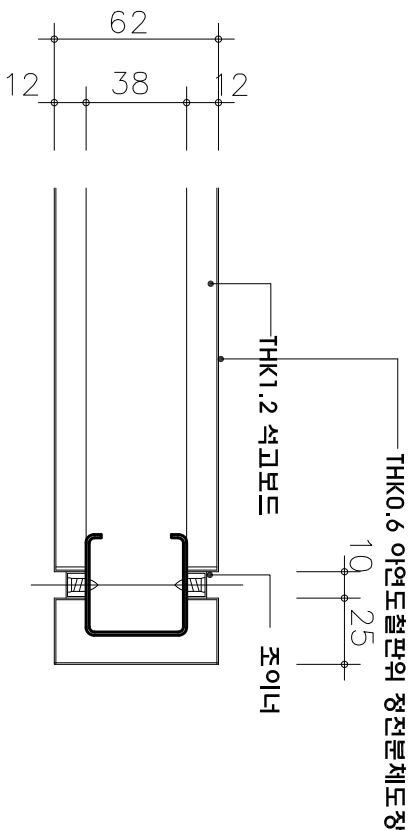

상세 "B" SCALE 1/3

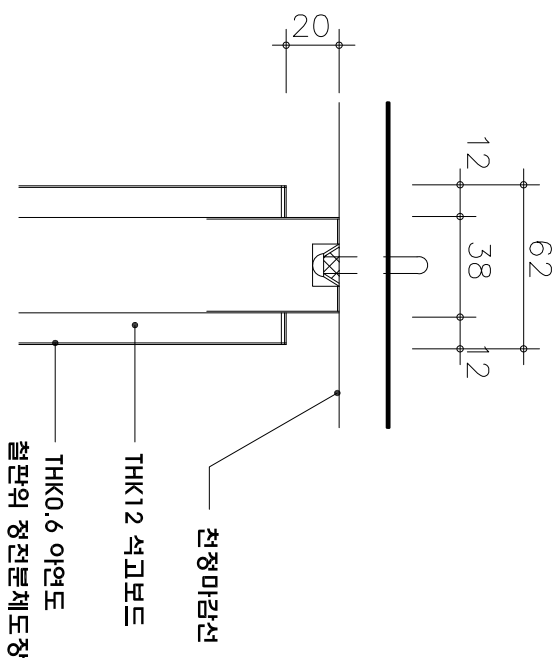

상세 "C" SCALE 1/3

우체국
대수선공사
(송파, 잠실2동 우체국)

NOTE

A1 : 1/15 A3 : 1/30

설계회사 PROJECT OFFICE

(주) 유 토 총 합
건축 사 사무 소

UTO JONG HAP
ARCHITECTS & ENGINEERS

TEL:584-5901(대) FAX:584-5906